



HORSKÁ VPUST BETONOVÁ M. 1:25

PODÉLNÝ ŘEZ

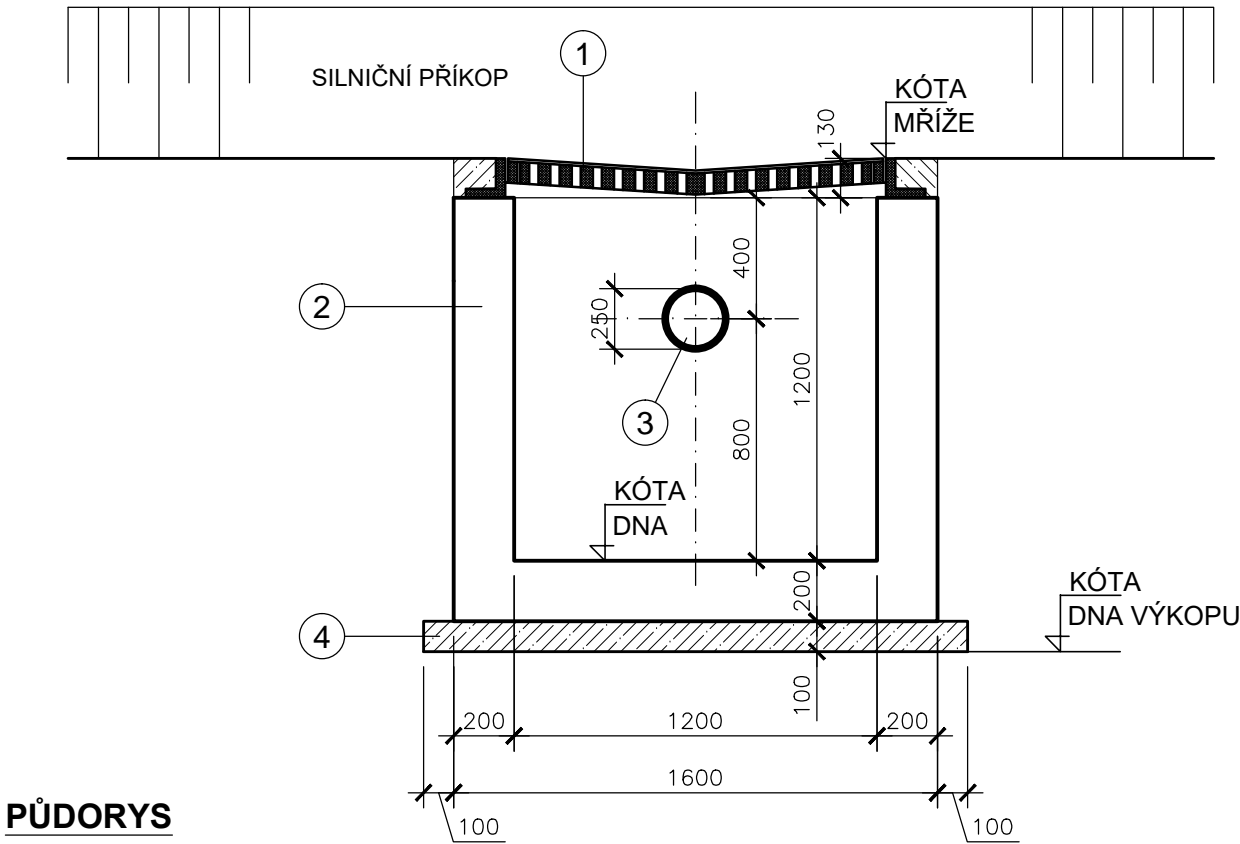


PŮDORYS

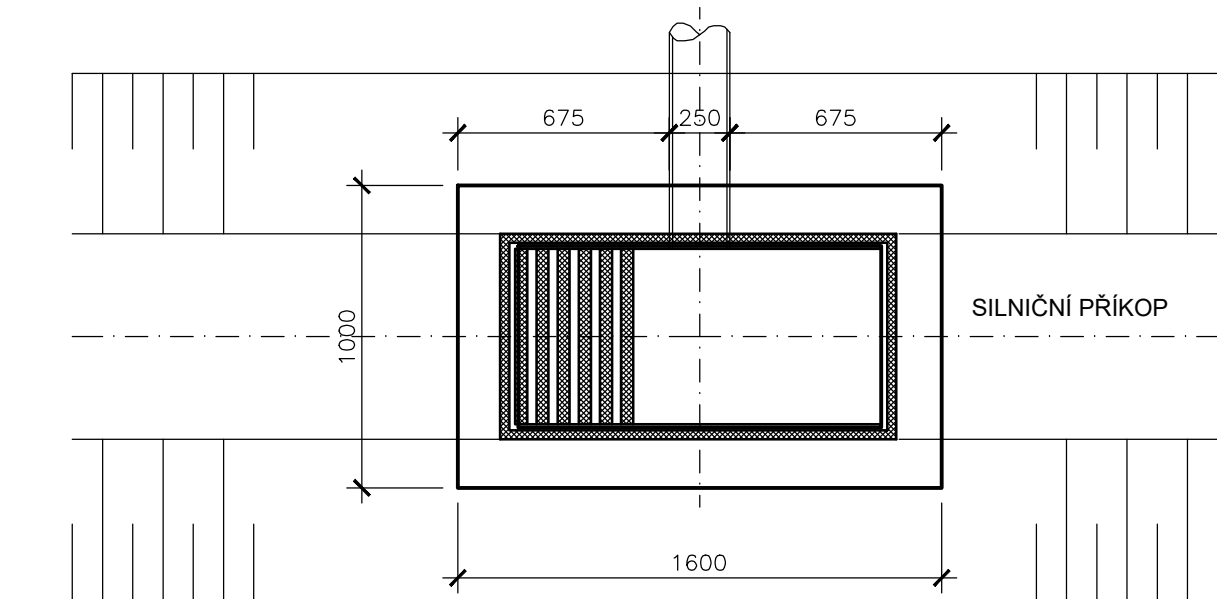

TABULKA HORSKÝCH VPUSTÍ:

POPIS	HV 1	HV 2
Kóta litinové mříže	425,40	426,75
Kóta dna horské vpusti	424,07	425,42
Kóta odtokového potrubí	424,75	426,10
Kóta dna výkopu	423,77	425,12

PŘÍČNÝ ŘEZ

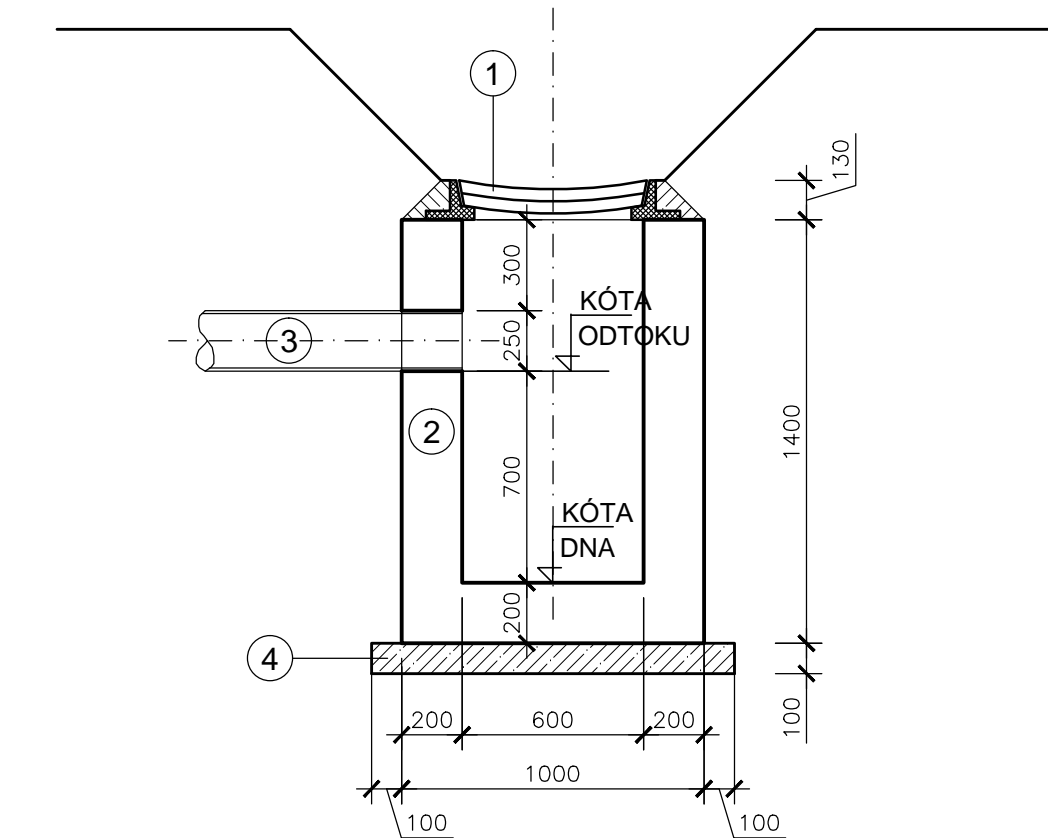

LEGENDA:

pol.	POPIS
1	Litinová mříž - B 125
2	Horská vpust' - TBV - Q HV 1600/1000/1400
3	Potrubí PP (plné žebro) DN 250, SN 8
4	Podkladní beton C 20/25

TŘEBOMYSLICKÁ ULICE
SO 311 - DEŠŤOVÁ KANALIZACE - STOKA "F" + "F-1"

Projektant Hana Bláhová	Odp. projektant ing. Zdeněk Bláha	Ing. Zdeněk Bláha projektant vodohospodářských staveb 330 17 Chotíkov 74 IČO : 113 75 701 tel.: 724 966 620 mail: zdenek@ipkblaha.cz	
Investor SÚS Píseňského kraje, p.o. Město Horažďovice		A4: 2A4	
Akce STAVBA III/18614 TŘEBOMSLICKÁ ULICE, HORAŽĎOVICE		datum: 03/2019	
Díl D.1.3 - VODOHOSPODÁŘSKÉ OBJEKTY		stupeň: PDPS	
Obsah výkresu HORSKÁ VPUST		měřítko: 1:25	Č. kopie
		Č. výkresu D.1.3.12	