



HORSKÁ VPUST BETONOVÁ M. 1:25

PODÉLNÝ ŘEZ

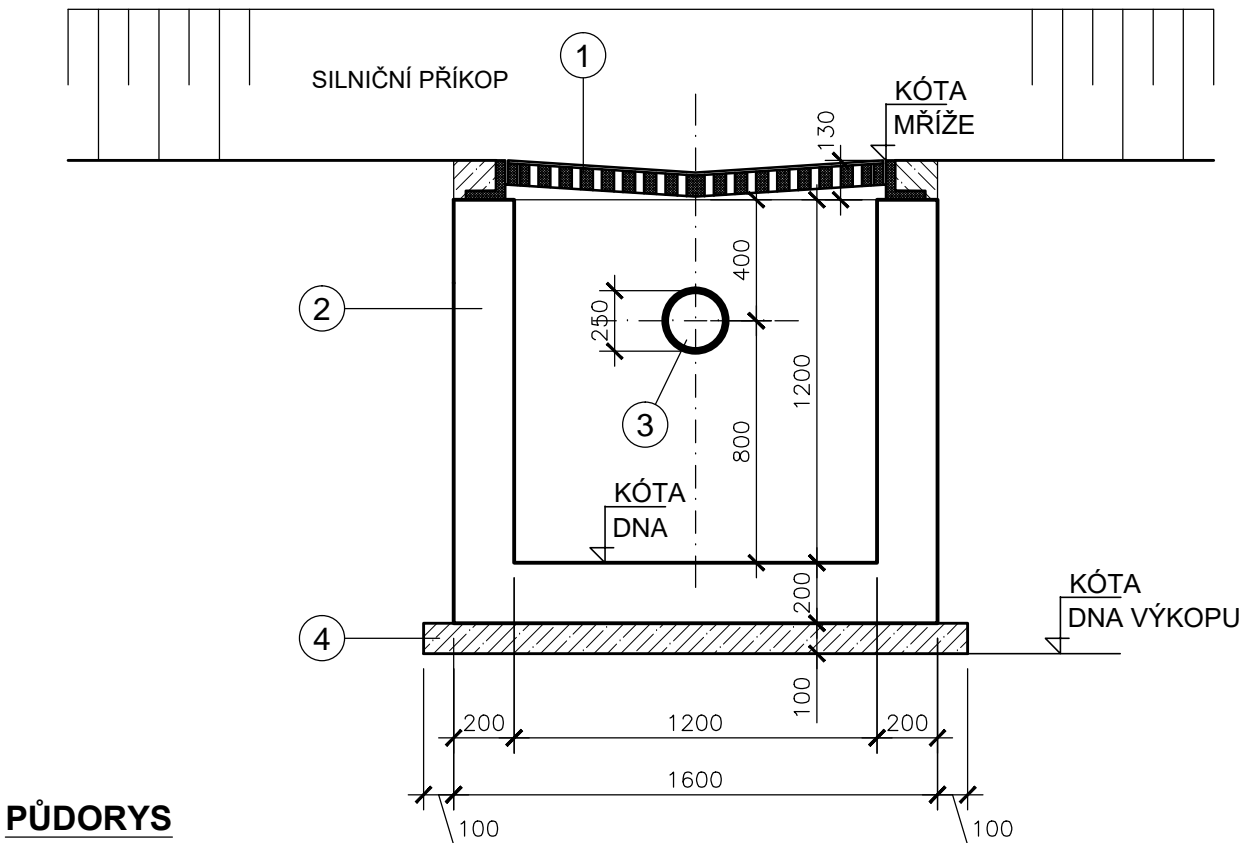


PŮDORYS

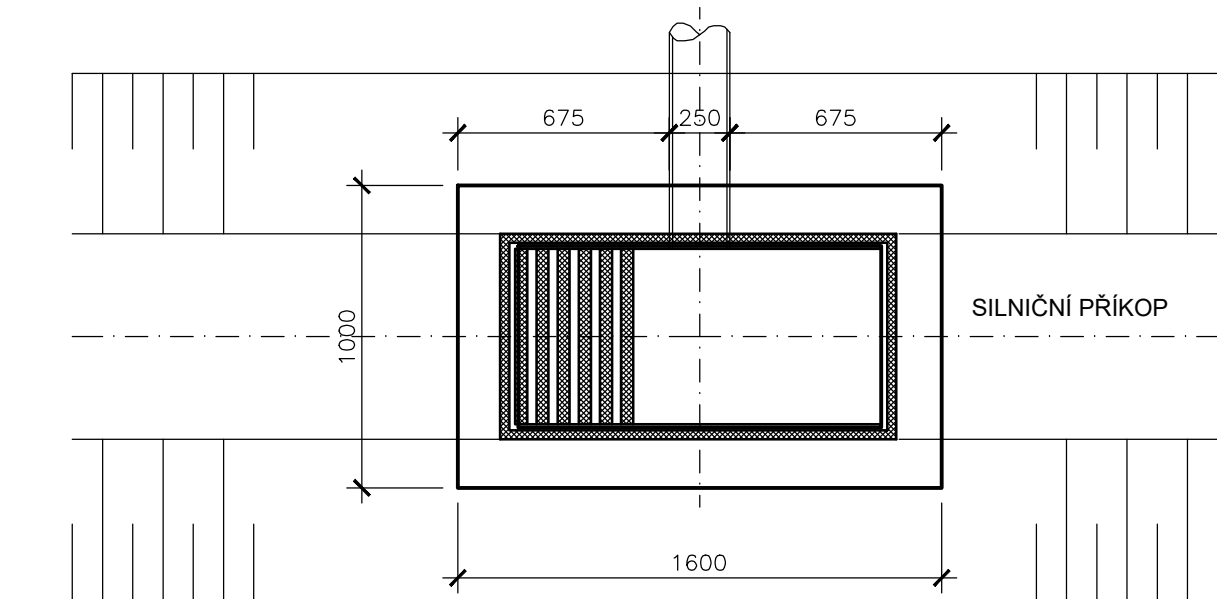

TABULKA HORSKÝCH VPUSTÍ:

POPIS	HV 3
Kóta litinové mříže	428,40
Kóta dna horské vpusti	427,07
Kóta odtokového potrubí	427,75
Kóta dna výkopu	426,77

PŘÍČNÝ ŘEZ

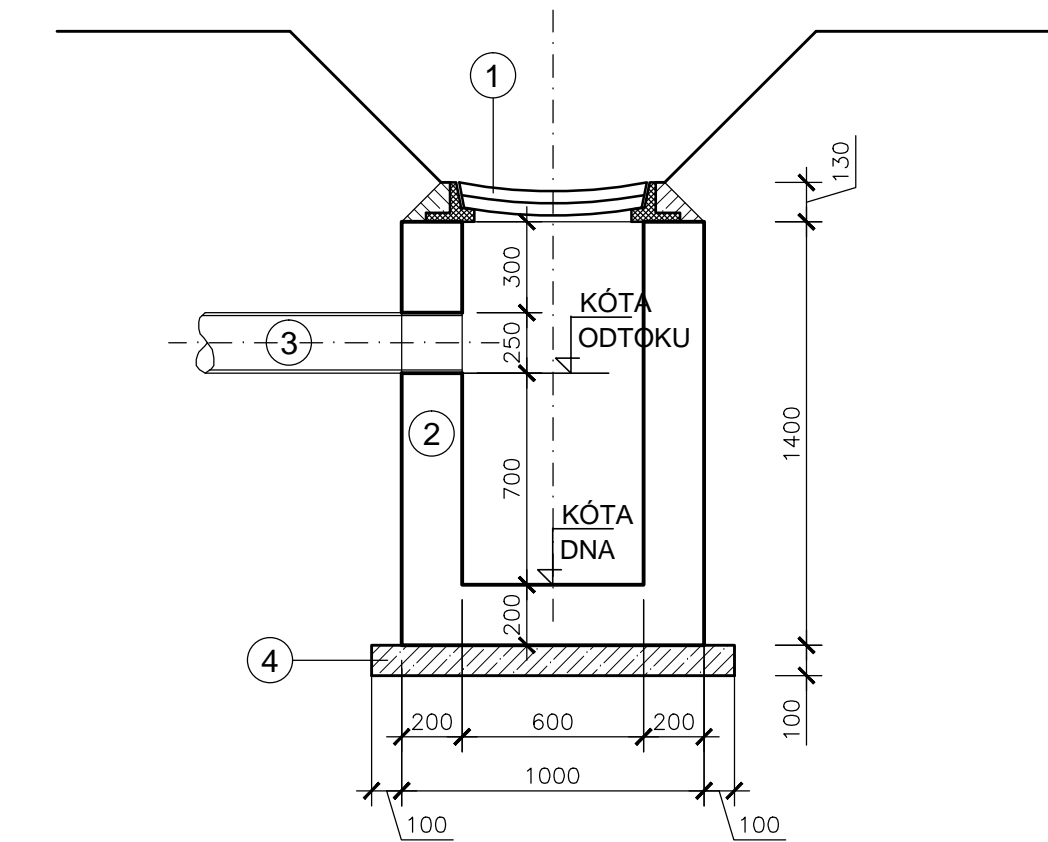

LEGENDA:

pol.	POPIS
1	Litinová mříž - B 125
2	Horská vpust' - TBV - Q HV 1600/1000/1400
3	Potrubí PP (plné žebro) DN 250, SN 8
4	Podkladní beton C 20/25

OBYTNÁ ZÓNA ZA TRŽIŠTĚM
SO 310 - JEDNOTNÁ KANALIZACE - STOKA "A-8.1"

Projektant Hana Bláhová	Odp. projektant ing. Zdeněk Bláha	Ing. Zdeněk Bláha projektant vodohospodářských staveb 330 17 Chotíkov 74 IČO : 113 75 701 tel.: 724 966 620 mail: zdenek@ipkblaha.cz	
Investor	Město Horažďovice Mírové nám. 1, 341 01 Horažďovice		
Akce	HORAŽĎOVICE ZTV 31/4		
	A4: 2A4		
	datum: 03/2019		
	stupeň: PDPS		
Díl	D.1.3 - VODOHOSPODÁŘSKÉ OBJEKTY		
	měřítko: 1:25		
Obsah výkresu	Č. výkresu		Č. kopie
	D1.3.10		
	HORSKÁ VPUST		