

#### POZNÁMKA:

Stavba bude prováděna takovým způsobem, aby nedošlo k poškození vzrostlé zeleně!!!  
Dodržet ČSN 839061 – technologie vegetačních úprav v krajině – ochrana stromů, porostů, vegetačních ploch při stavebních pracích.  
Dodržet ČSN 733050 – zemní práce

Průběhy stávajících sítí jsou zakresleny pouze informativně, před započítáním výkopových prací je nutno včasné zajistit jejich přesné vytýčení od jednotlivých správců! Zemní práce pak v místech souběhu či křížení s těmito sítěmi je nutné provádět ručně, se zvýšenou opatrností a za odborného dozoru správce.

Zemní kabelové vedení veř.osvětlení CYKY 5x16 s odpovídajícím uložením místu jeho vedení

Veškeré prvky vedení budou uzpůsobeny použitému kabelovému vedení a venkovnímu prostředí.

Veškeré souběhy a křížení s podzemními sítěmi nových i původních musí být provedeny ve smyslu ČSN 730605 /Prostorové uspořádání sítí technického vybavení/

#### ZNAČENÍ KABELOVÝCH VEDENÍ

- VO — PODZEMNÍ VEDENÍ VO – STÁVAJÍCÍ
- VO — PODZEMNÍ VEDENÍ VO – NOVÉ
- — NADZEMNÍ VEDENÍ NN IZOLOVANÉ (ČEZ)
- — STÁVAJÍCÍ VEDENÍ NN ČEZ (podzemní)
- — STÁVAJÍCÍ VEDENÍ O2 (podzemní)
- GAS — STÁVAJÍCÍ VEDENÍ RWE STL (podzemní)
- — STÁVAJÍCÍ KANALIZACE ČEVAK
- — STÁVAJÍCÍ VEDENÍ NN ČEVAK
- — STÁVAJÍCÍ VODOVOD ČEVAK
- STÁVAJÍCÍ OSVĚTLOVACÍ BOD VO
- NOVĚ OSAZENÉ SVÍTIDLO
- NOVÝ STOŽÁR VO (vč.příslušenství)

Soustava 3+PEN 3x 230V/400V, 50Hz TN-C


Ochrana před nebezpečným dotykem – automatickým odpojením od zdroje

Prostředí venkovní


Námrazová oblast střední




ZODP. PROJEKTANT: VÁCLAV ŠÍMA		PROJEKTANT: VÁCLAV ŠÍMA		Václav ŠÍMA PROJEKCE ELEKTRO Čsa 949/II, SUŠICE e-mail: vsima@seznam.cz	
INVESTOR: Město Horažďovice, Mírové náměstí 1, 341 01 Horažďovice		MÍSTO STAVBY: p.č. 832/86, 2727/1 v k.ú. Horažďovice			
AKCE: ROZŠÍŘENÍ VEŘEJNÉHO OSVĚTLENÍ MĚSTA HORAŽĎOVICE, část LORETA		FORMÁT: 3 A4			
ČÁST: ELEKTROINSTALACE		DATUM: SRPEN 2014		STUPEŇ PD: stav.povolení	
VÝKRES: SITUACE ELEKTRO		ZAKÁZKA ČÍSLO:		ARCHIVNÍ ČÍSLO:	
		NÁZEV: loreta		MĚŘÍTKO: 1:300	
				Č. VÝKRESU: 2	

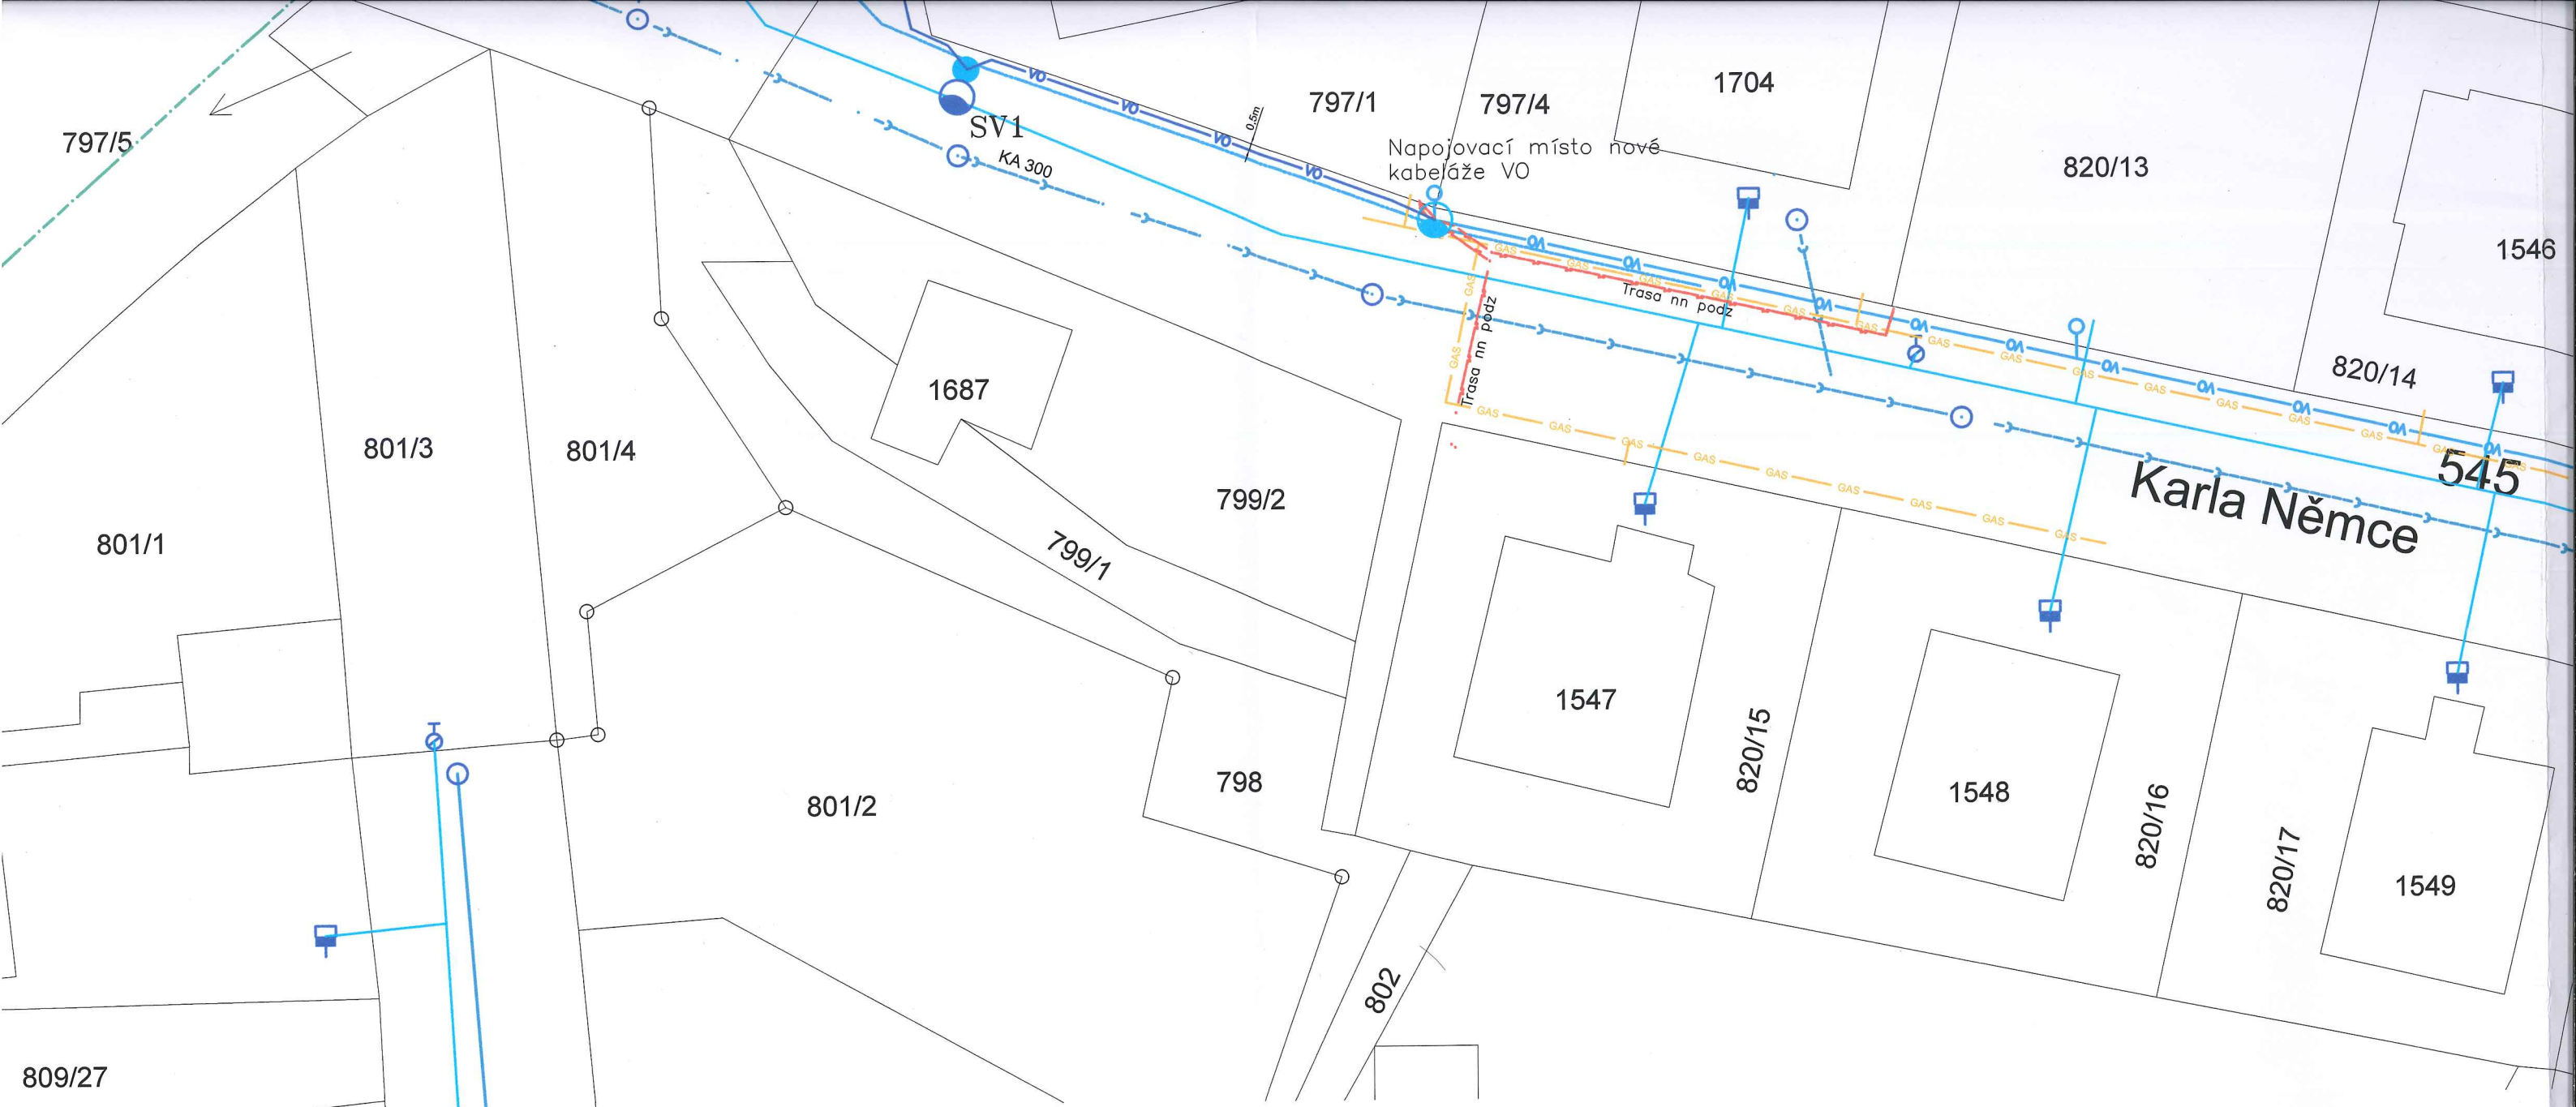



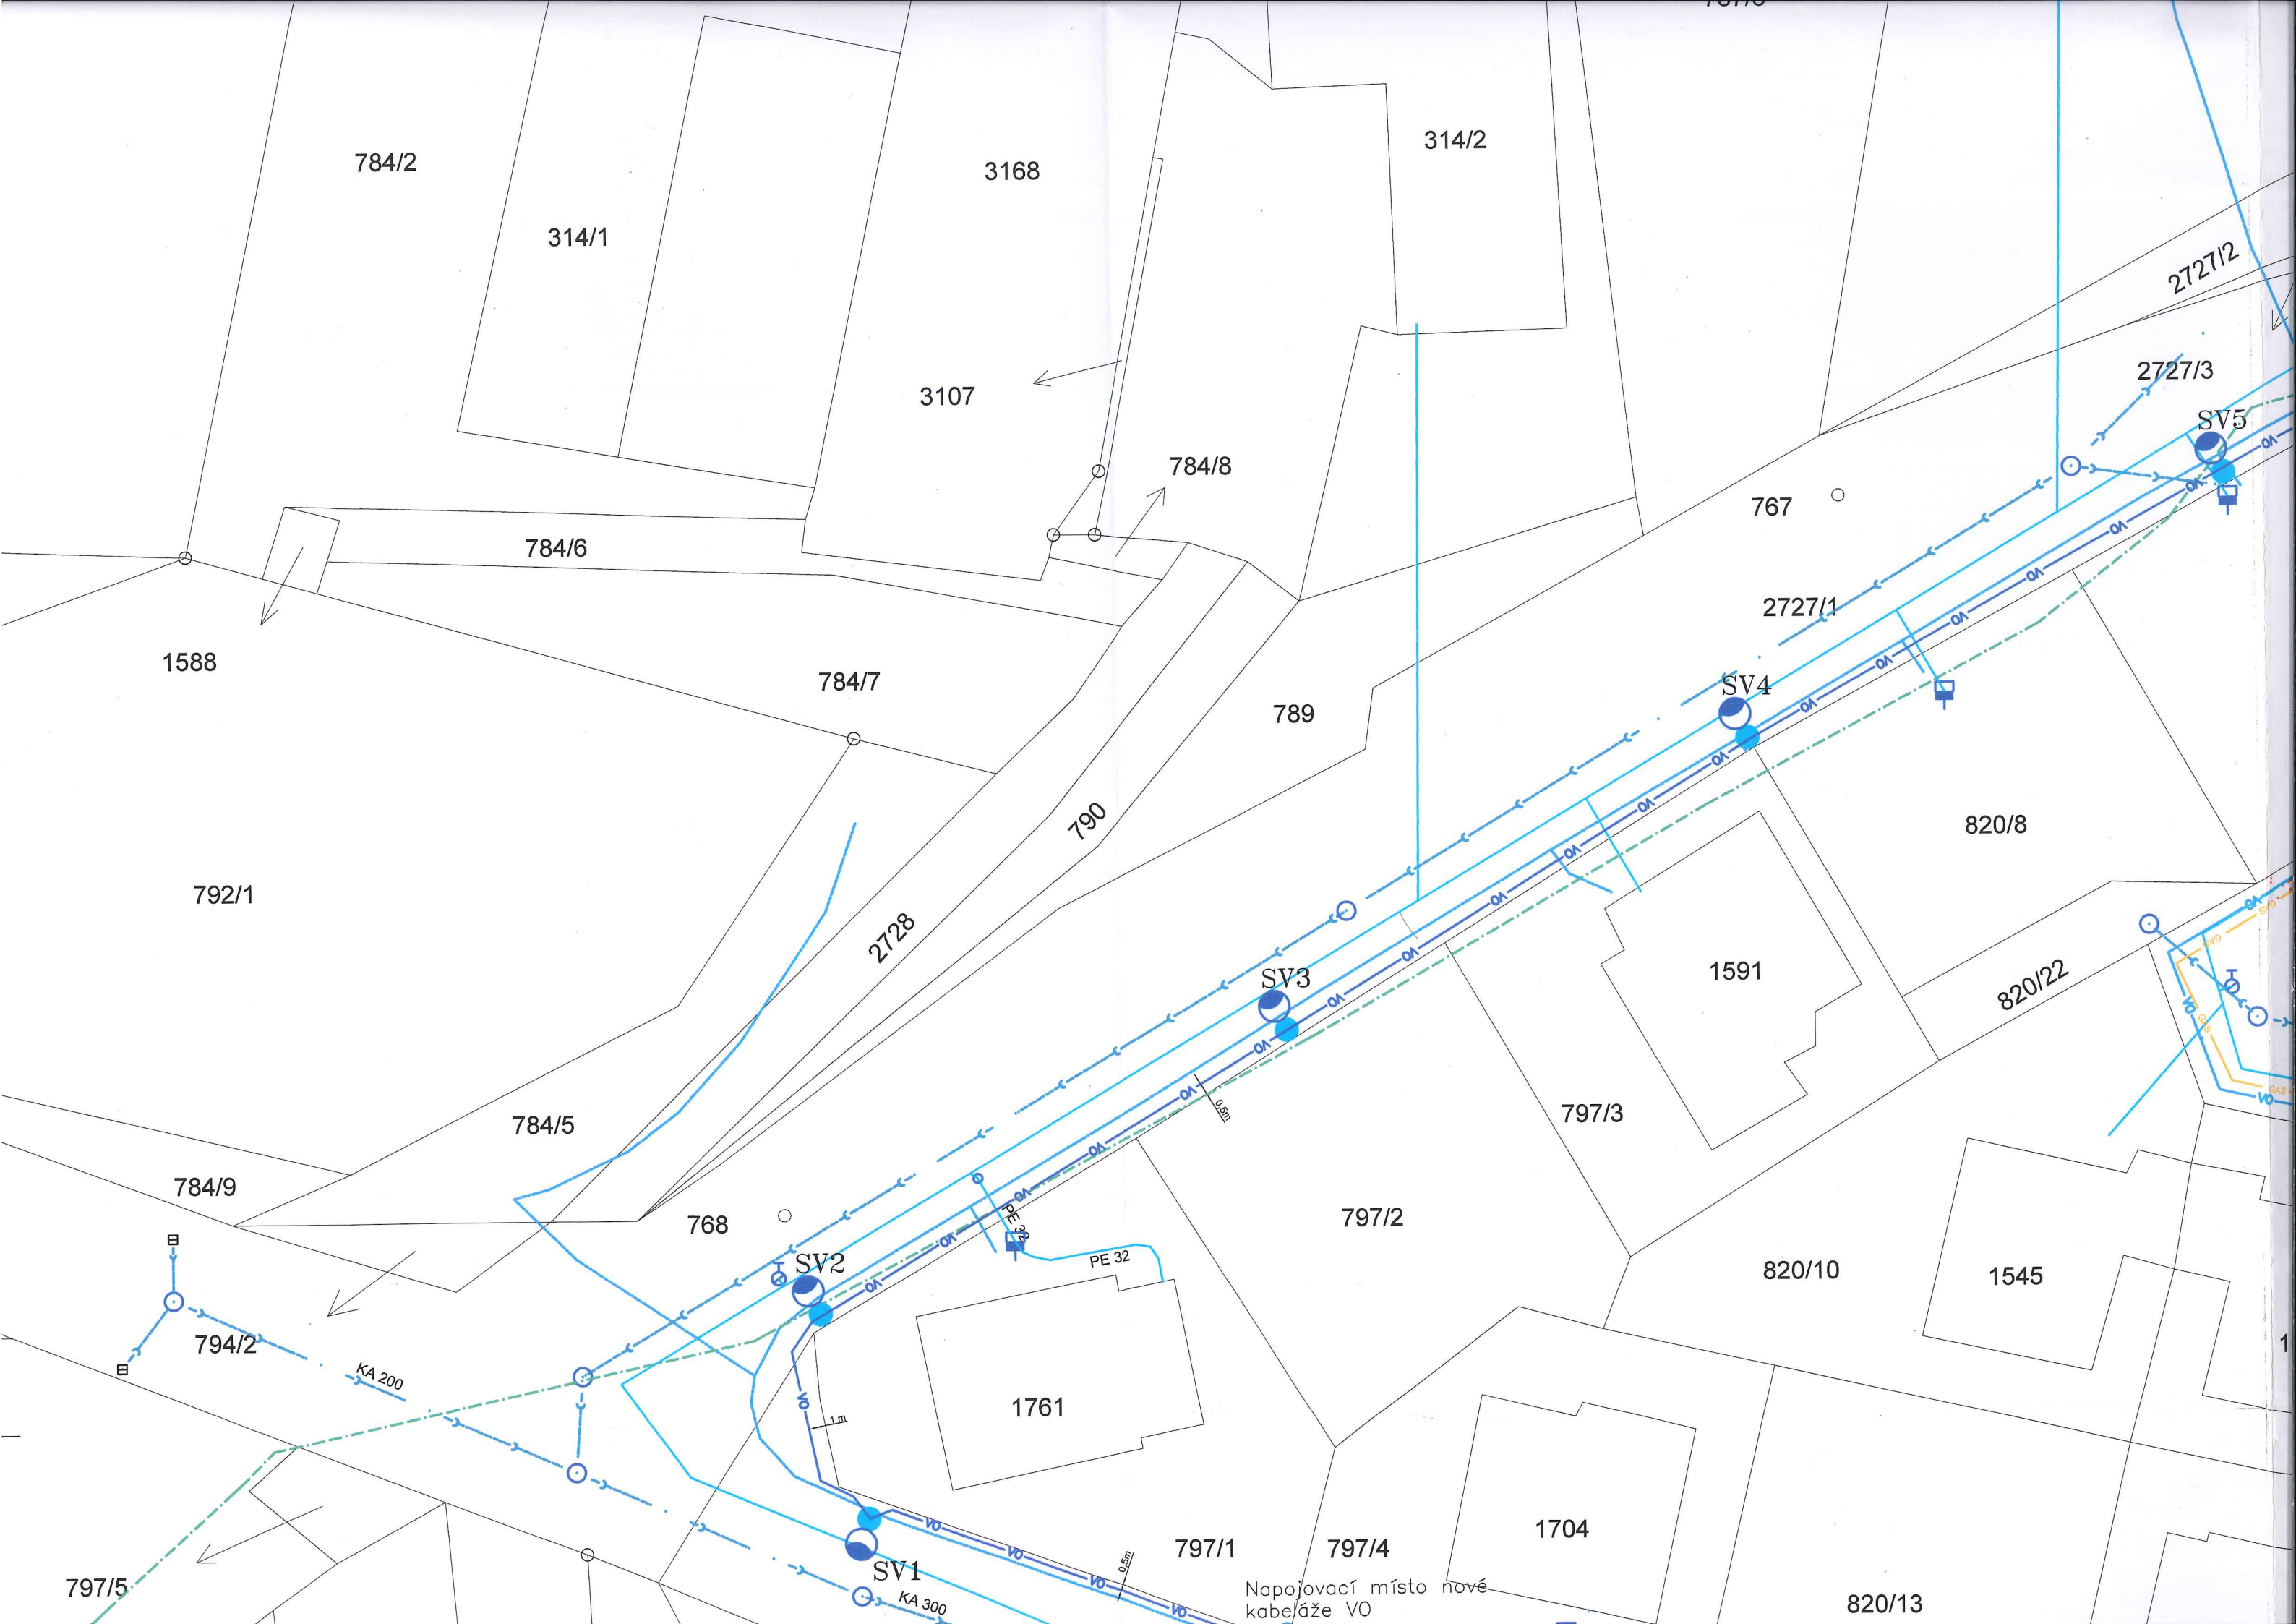



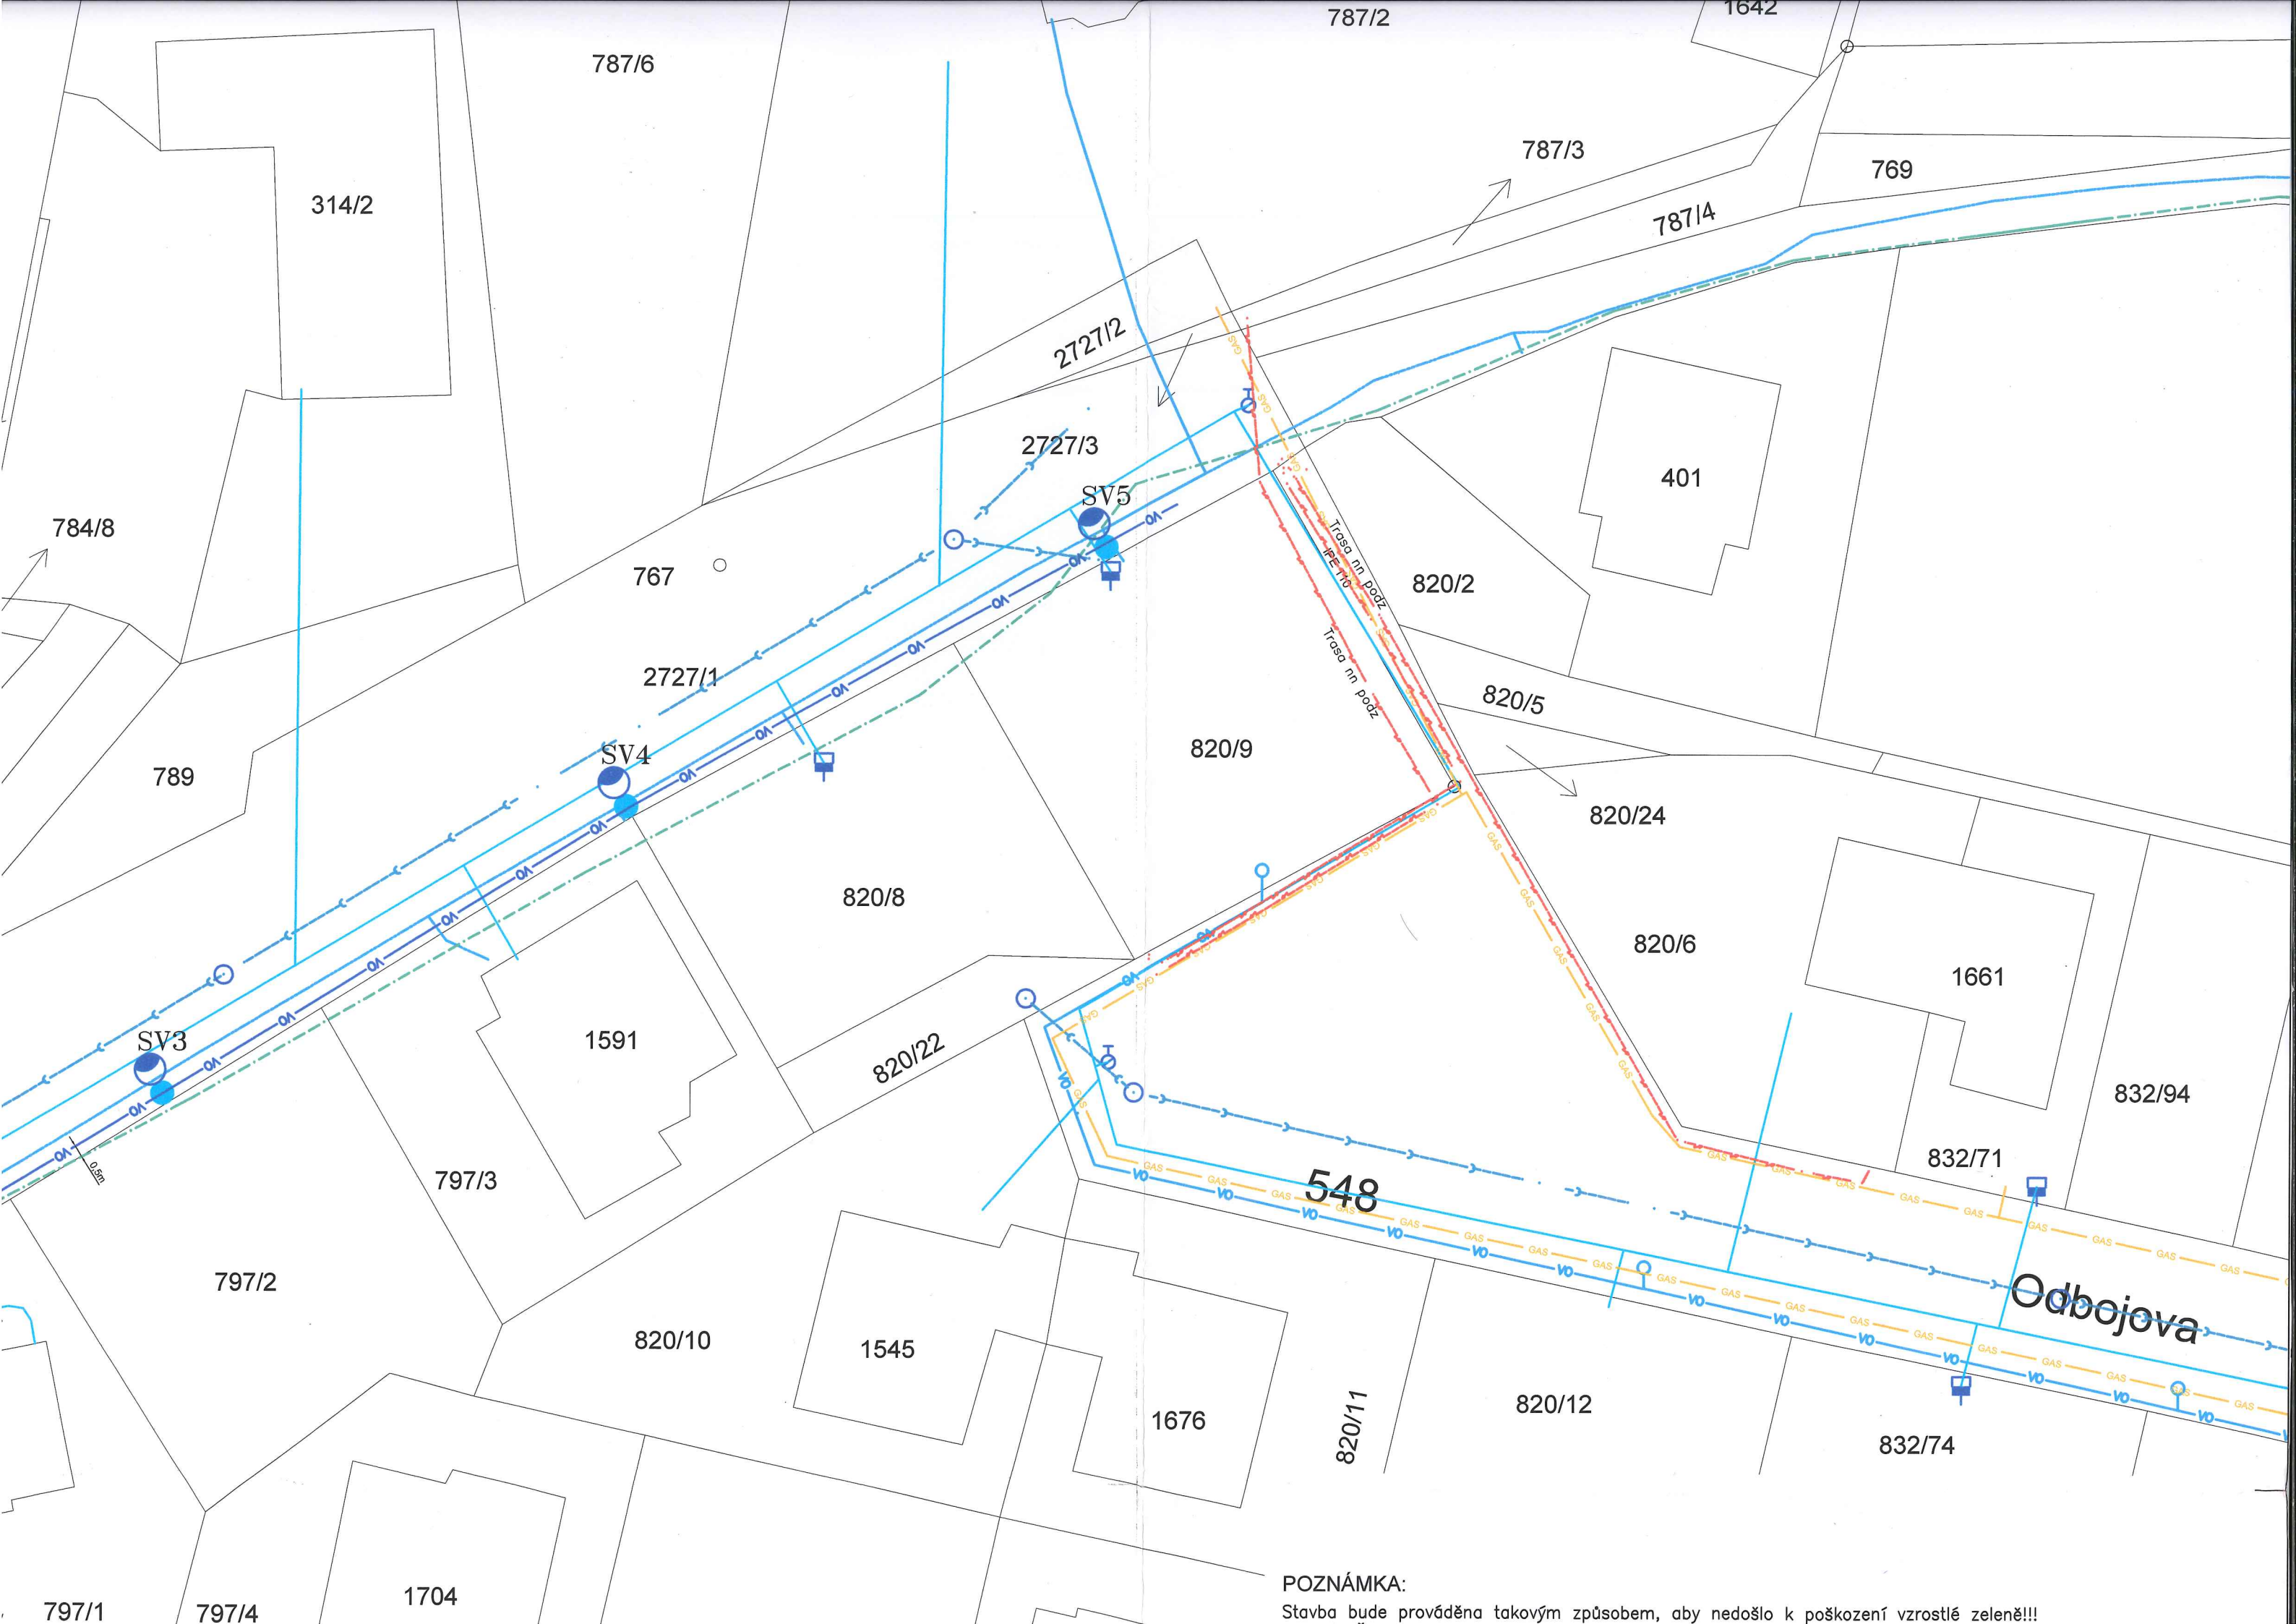

POZNÁMKA:  
Stavba bude prováděna takovým způsobem, aby nedošlo k poškození vzrostlé zeleně!!!