


PŮDORYS KOTELNY

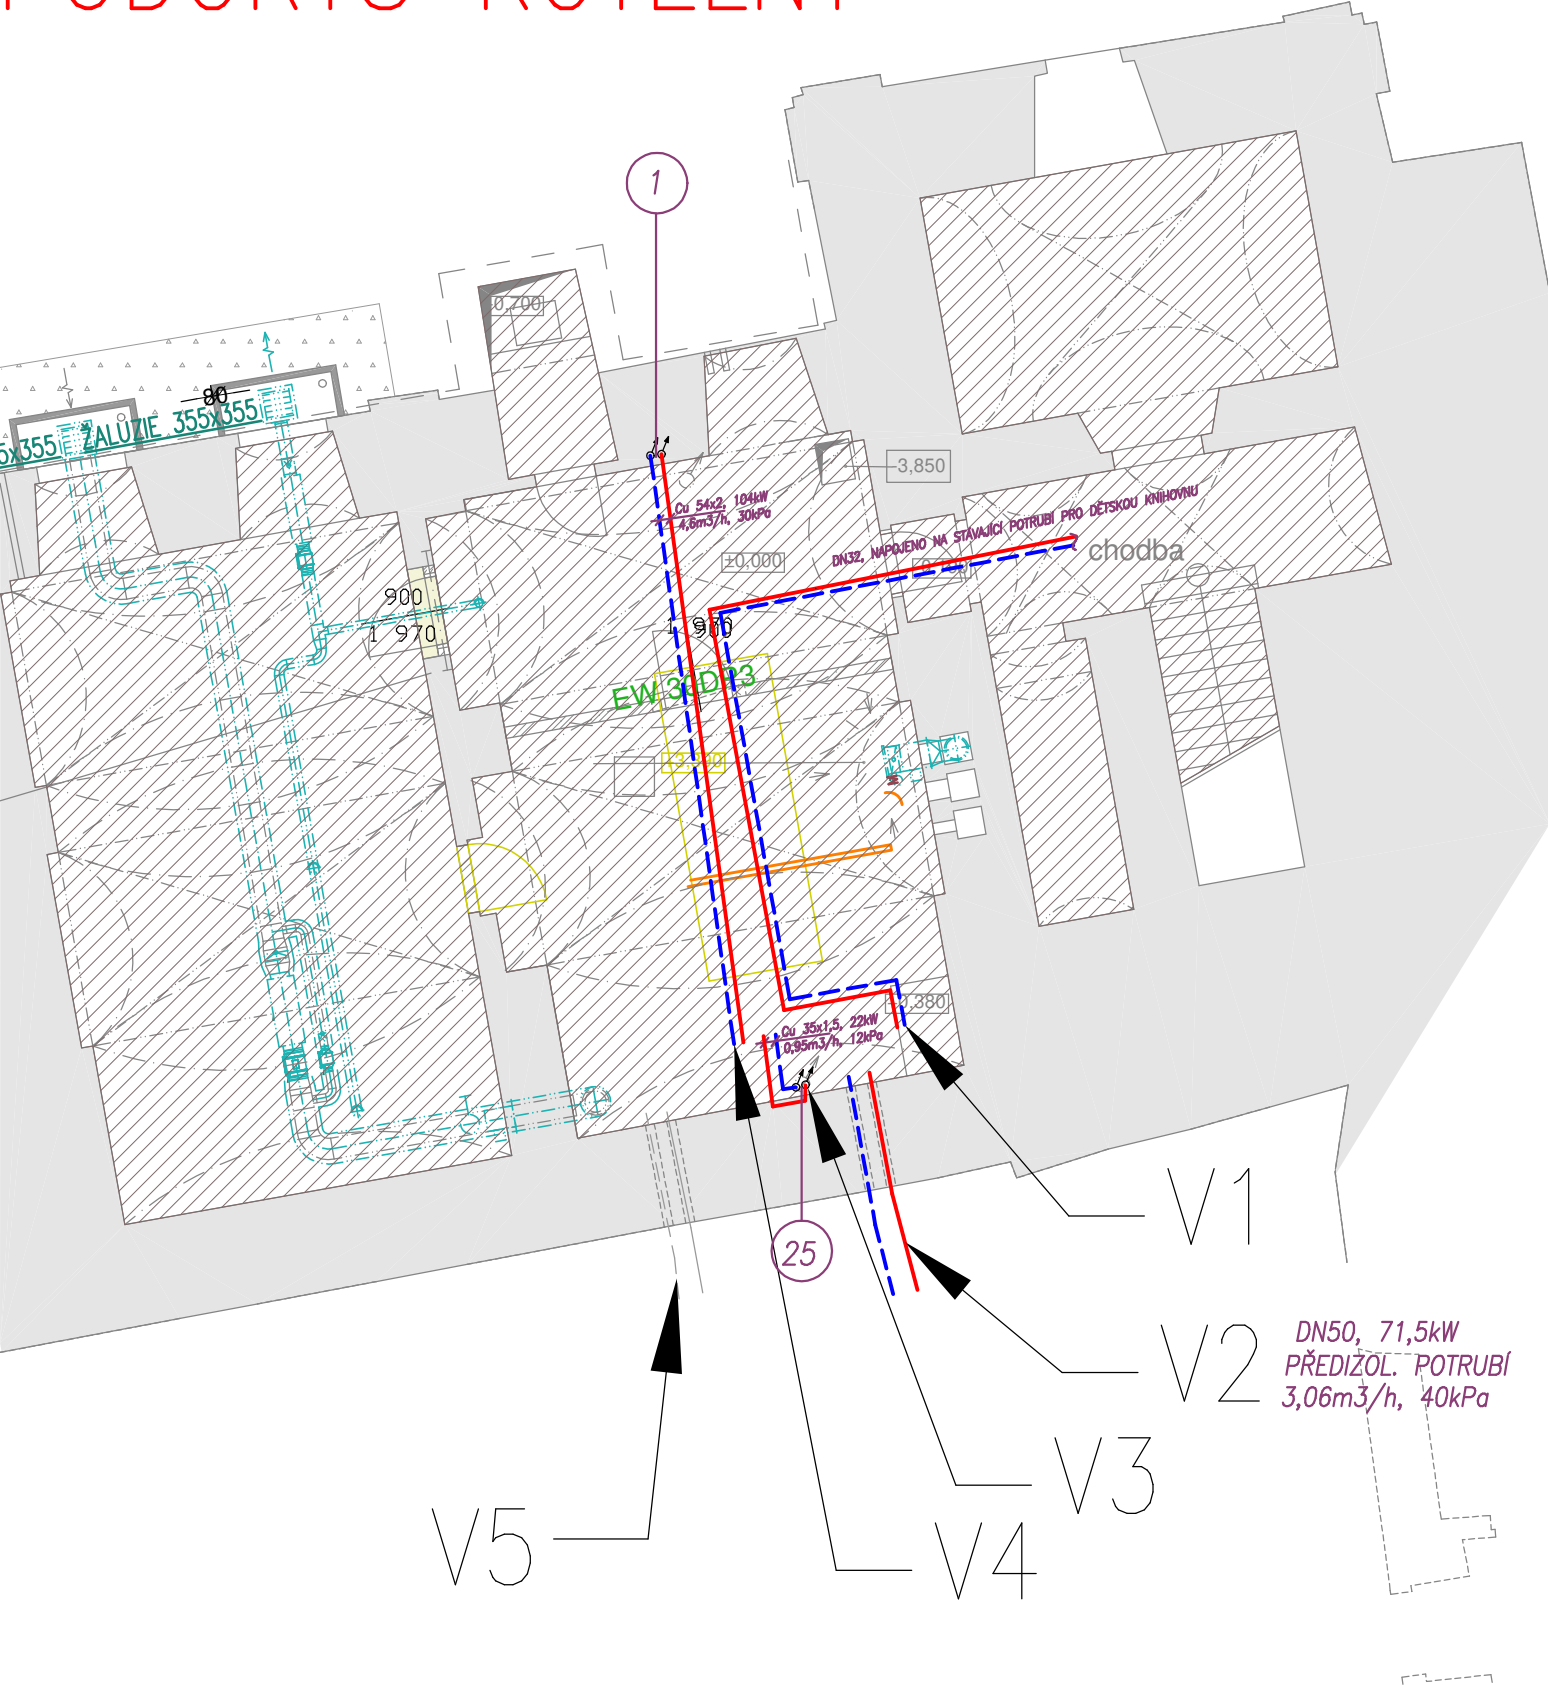

LEGENDA UT:

- VEDENO V PŮDNÍM PROSTORU, POD STROPEM NEBO V PŘEDIZOLU
- VEDENO V PODLAZE
- VEDENO V KANÁLE
- VEDENO NAD PODLAHOU V DŘÁŽCE
- VEDENO NAD PODLAHOU
- EL. TOPNÝ KABEL
- DESKOVÉ OTOPNÉ TĚLESO
S INTEGROVANÝM VENTILEM
PŘIPOJENÍ:
REG. ŠROUBENÍ
TERMOSTATICKÁ HLAVICE



ŠTROB & spol. s r.o.
PROJEKČNÍ KANCELÁŘ V OBORU
TECHNIKY PROSTŘEDÍ STAVEB
Senovážné náměstí 7
370 01 České Budějovice
tel.: 387 756 111
fax: 387 756 444
e-mail: tzb@strob.cz
www.strob.cz

AKCE:				STAVEBNÍ ÚPRAVY ZÁMKU HORAŽĎOVICE	
na parcelách č. st. 1/1, st. 6 k.ú. Horažďovice					
INVESTOR:		Městský úřad Horažďovice, Mírové nám. 1, 341 01 Horažďovice			
ZODP.PROJ.:		Ing. J. Richtr		FÁZE: DPS	
PROJEKTANT:		IVANA STAŠKOVÁ		ZAK. č.:	1696 DWG: 1696t_.dwg
KRESLIL:		IVANA STAŠKOVÁ		DATUM:	10/2021 MĚŘÍTKO: 1:50
SOUBOR:		D.1.4.1 VYTÁPĚNÍ			VYHOTOVENÍ č.:
VÝKRES:		ETAPA I. PŮDORYS 1.PP		VÝKRES č.: D.1.4.1-03	