



PODÉLNÝ ŘEZ



PŮDORYS

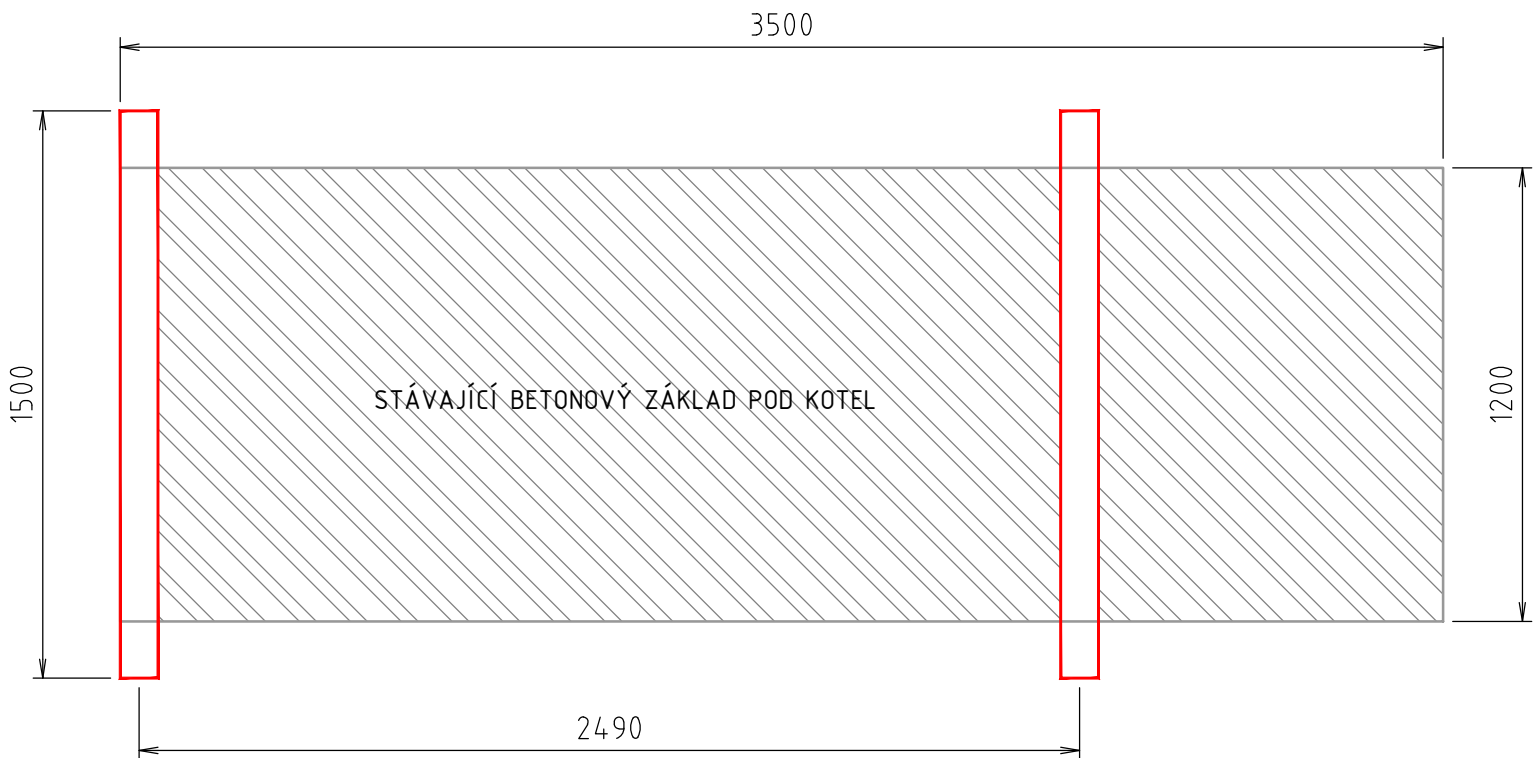

		Václav Krejčí		Václav Krejčí			
0	30.05.2024	Václav Krejčí	Ing. Martin Řezníček	Václav Krejčí			
Rev:	Datum:	Vedoucí projektu:	Kontroloval:	Vypracoval:	Popis změny:		
Investor: město Horažďovice Mírové náměstí 1, 341 01 Horažďovice					  TRASKO Projekce, s.r.o. TEL 517 343 999 Na Nouzce 487/8 DIČ CZ07280921 682 01 Vyškov IČ 07280921 www.projekce.trasko.cz		
Akce/ místo: Výměna zdroje vytápění a MaR kotelny CZT ulice Okružní 882, Horažďovice							
Objekt: SO 100 Kotelna CZT					Formát:	Zakázkové číslo:	Stupeň:
Profese: D1.2 Strojní část					2xA4	PD-24-04-07	DPS
Obsah: NAVRHOVANÝ STAV PŘÍPRAVA ZÁKLADŮ POD NOVÉ KOTLE					Měřítko:  1:20	Číslo výkresu:  D1.2-09	Paré: