


NÁVRH 2a - BIOLOGICKÝ RYBNÍK

Komušín

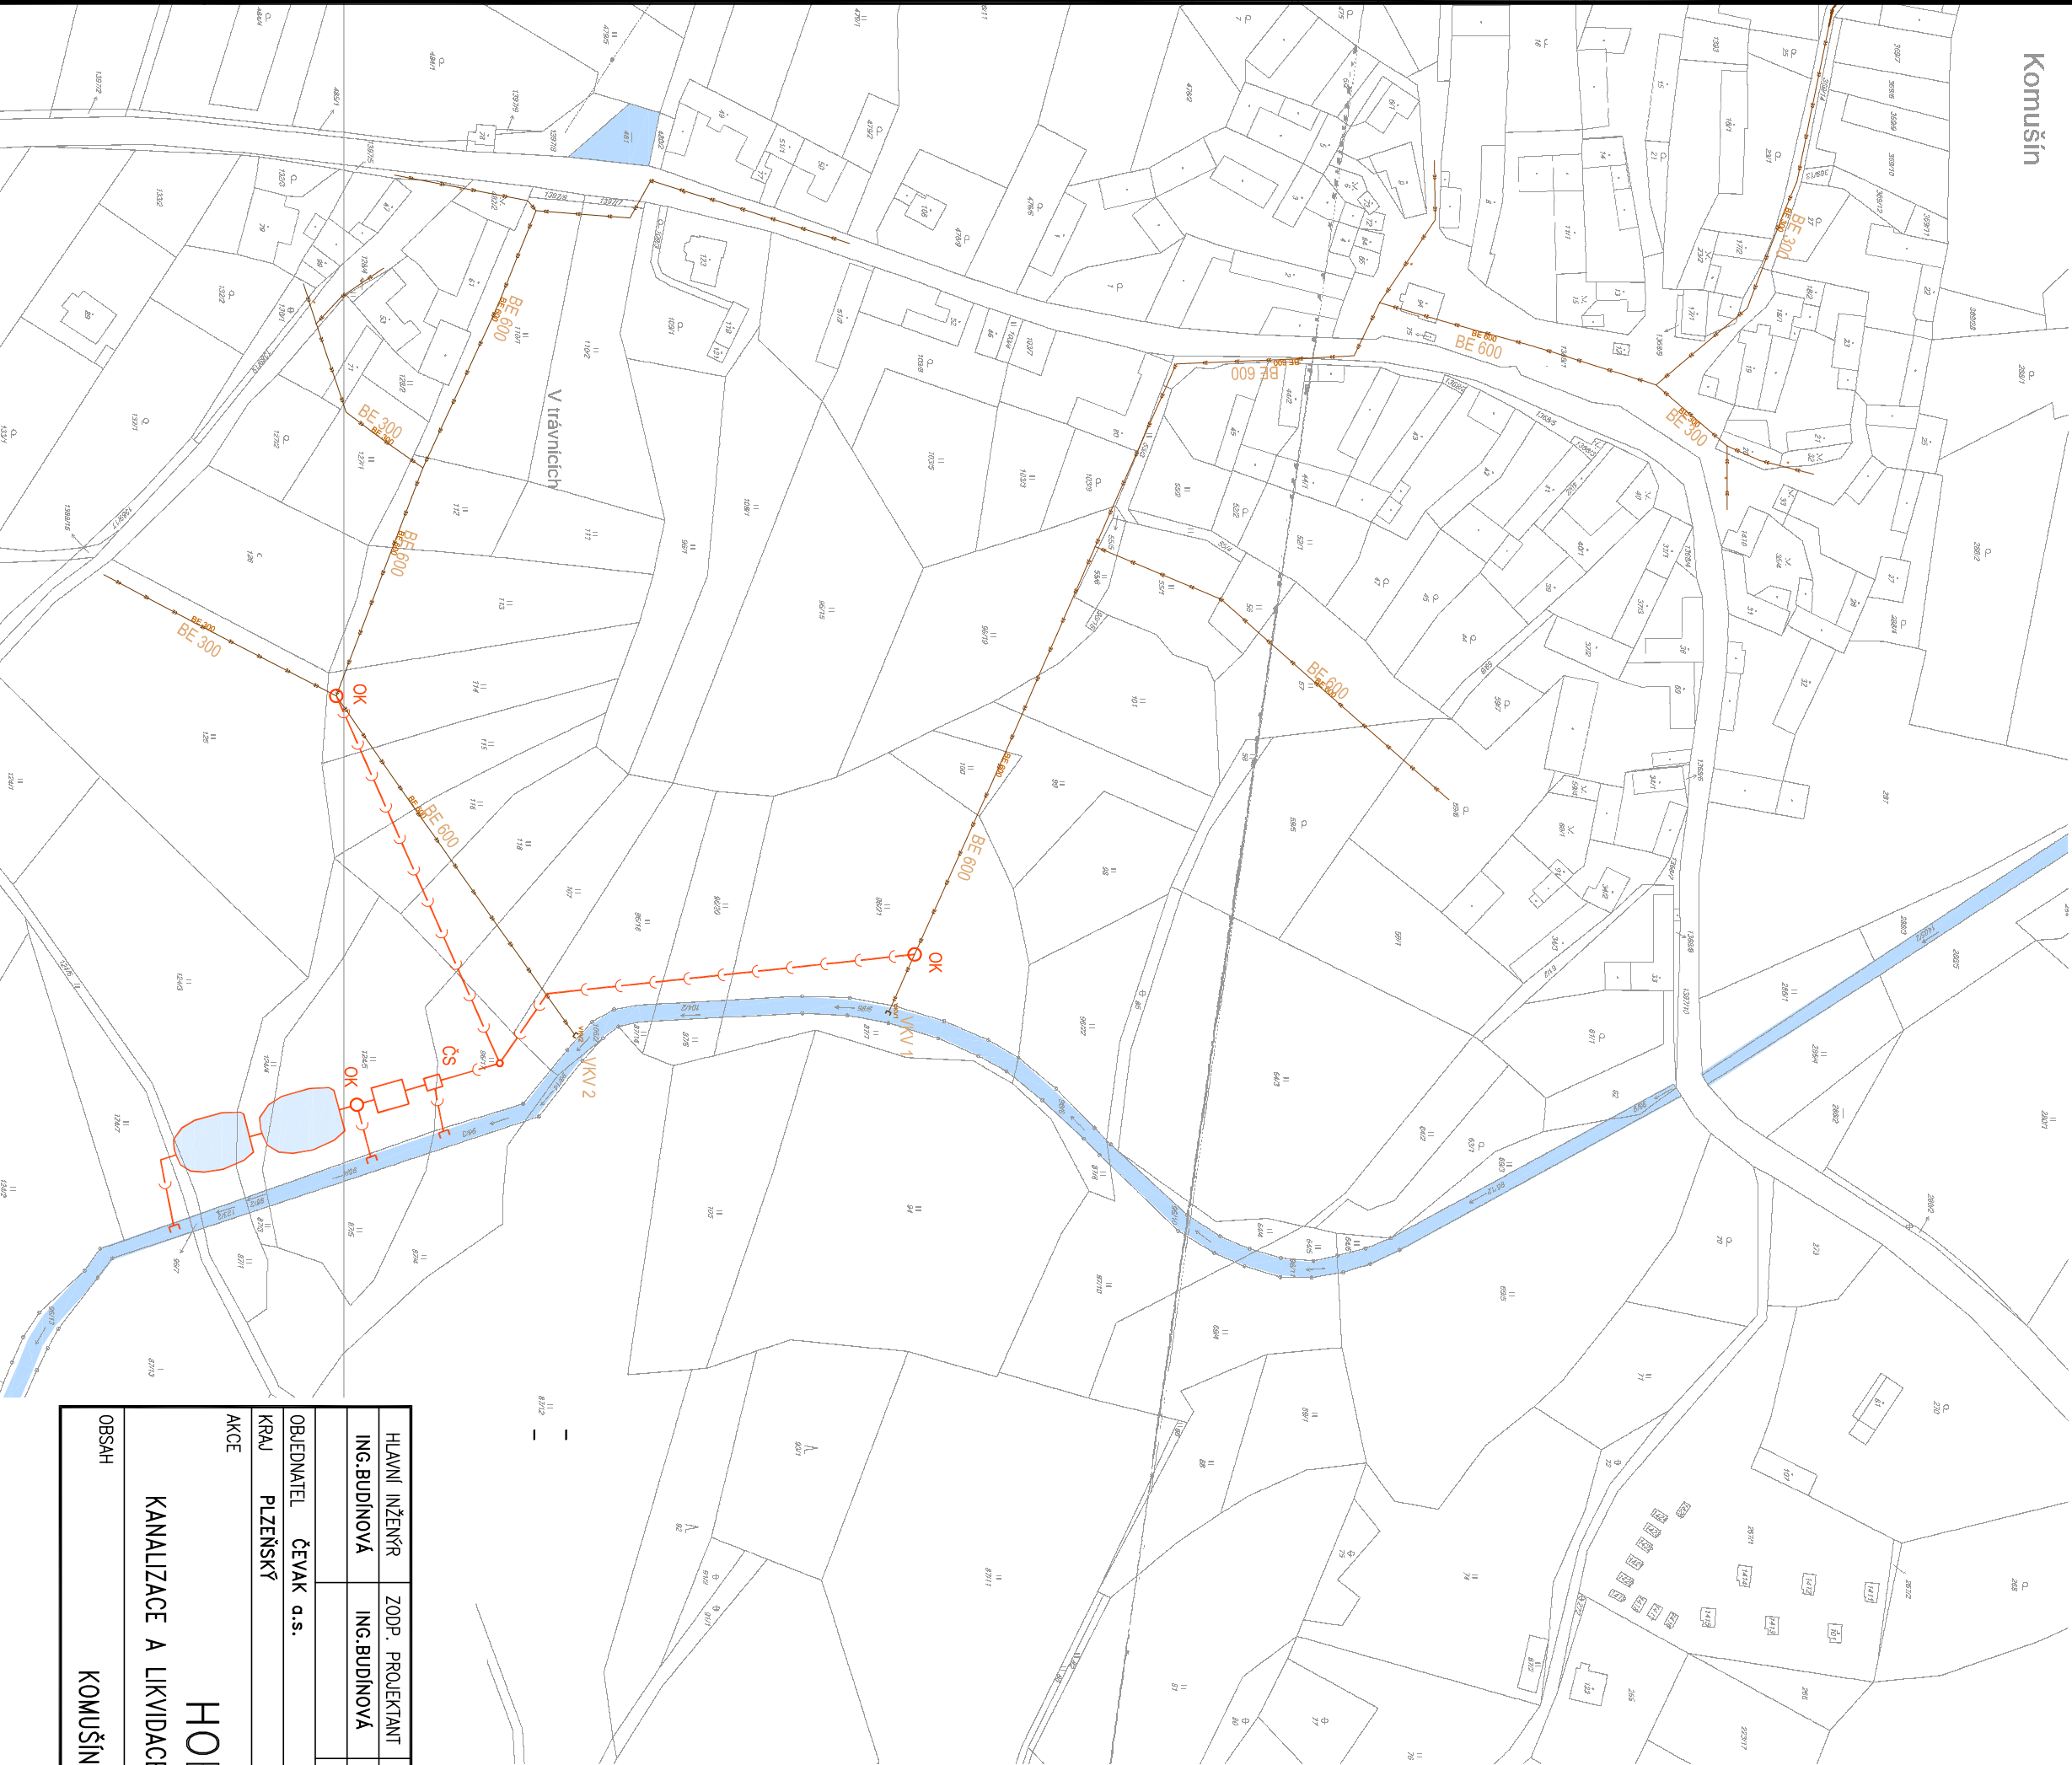

NÁVRH 2b

AKTIVAČNÍ ČOV



LEGENDA

- STÁVAJÍCÍ KANALIZACE
- NÁVRH NOVE KANALIZACE
- NOVÉ OBJEKTY ČOV
- ODLEHČOVACÍ KOMORA

HLAVNÍ INŽENÝR				ZODP. PROJEKTANT	VYPRACOVAL	KRESLIL	KONTROLOVAL	 SPOLEČNOST INŽENÝRINGOVÝCH PRACÍ, s.r.o. 370 01 Hl. št. 380/75111 em@projekecehoceho.cz web: WWW.EHOCEHO.CZ		
ING. BUDNOVÁ				ING. BUDNOVÁ	K. VACHOVÁ	K. VACHOVÁ	S. KROUPA			
OBJEDNATEL ČEYAK a.s.									ZK. Č. 1142-92	
KRAJ	PLZEŇSKÝ	OBEC		HORAŽDOVICE					ARCH. Č. 1142	
AKCE									FORMAT 2xA4	KOPIE
KANALIZACE A LIKVIDACE ODPADNÍCH VOD V MÍSTNÍCH ČÁSTECH									DATUM 07/2013	
									STUPEŇ STUDIE	
MĚŘÍTKO 1:2000										
OBSAH									VÝK. Č. 5	ČÁST -
KOMUŠÍN – SITUACE KANALIZACE										