

LEGENDA - ODSTRANĚNÍ:
(do suti)

ZAŘIZOVACÍ PŘEDMĚTY
(odstranění do suti)

- A - umyvadlo nástěnné, 3ks
- B - klozeťy kombi, 2 ks
- C - pisoár keramický, 4 ks
- D - vřelovka keramický, rohový, 900/900mm, 1 ks

OBKLADY A DLAŽBY:

- v celých prostorech toalet bude vybourána stávající keramická dlažba i keramický obklad (v.o 1,8m)

OSTATNÍ:

- D1 -vybourání dveří včetně ocelové zárubně, celkem 5KS
- VN - provedeny průrazy ve zdivu pod stropem pro osazení axiálního ventilátoru na odvětrání předšíně toalet, Ø100mm
- PV vybourání podlahové vpustě
- KR vybourání ocelového poklopu šachty, rozměr 600/600mm, 1KS

RADIÁTORY:

- veškeré radiátory na toaletách budou vyměněny za nové - viz samostatná část PD

ROZVODY VODY A KANALIZACE:

- veškeré rozvody na toaletách budou vyměněny za nové - viz samostatná část PD

ELEKTROINSTALACE:

- veškeré rozvody na toaletách budou vyměněny za nové - viz samostatná část PD

SKLADBA PODLAH NA TOALETÁCH

Odstraňované vrstvy:


- Keramická dlažba 6 mm
- Lepidlo pro dlažby 150 mm
- Cementový potěr 2 mm
- Lepenka A400H 100 mm
- Škvárový násyp

Ponechané vrstvy:

- Hydroizolace - asfalt, lepenka A500H 2 mm
- Penetrační nátěr
- Stropní konstrukce

pozn.

- nebyla dohledána skladba podlah v původní dokumentaci - jedná se o předpokládanou skladbu, pokud bude v průběhu stavby zjištěna odlišnost, změna skladeb bude odsouhlasen projektantem a zástupcem investora
- po odstranění dlažby včetně lepidla bude provedena sonda kvůli skladbám podlah, (za přítomnosti stavebního dozoru a zástupce investora)

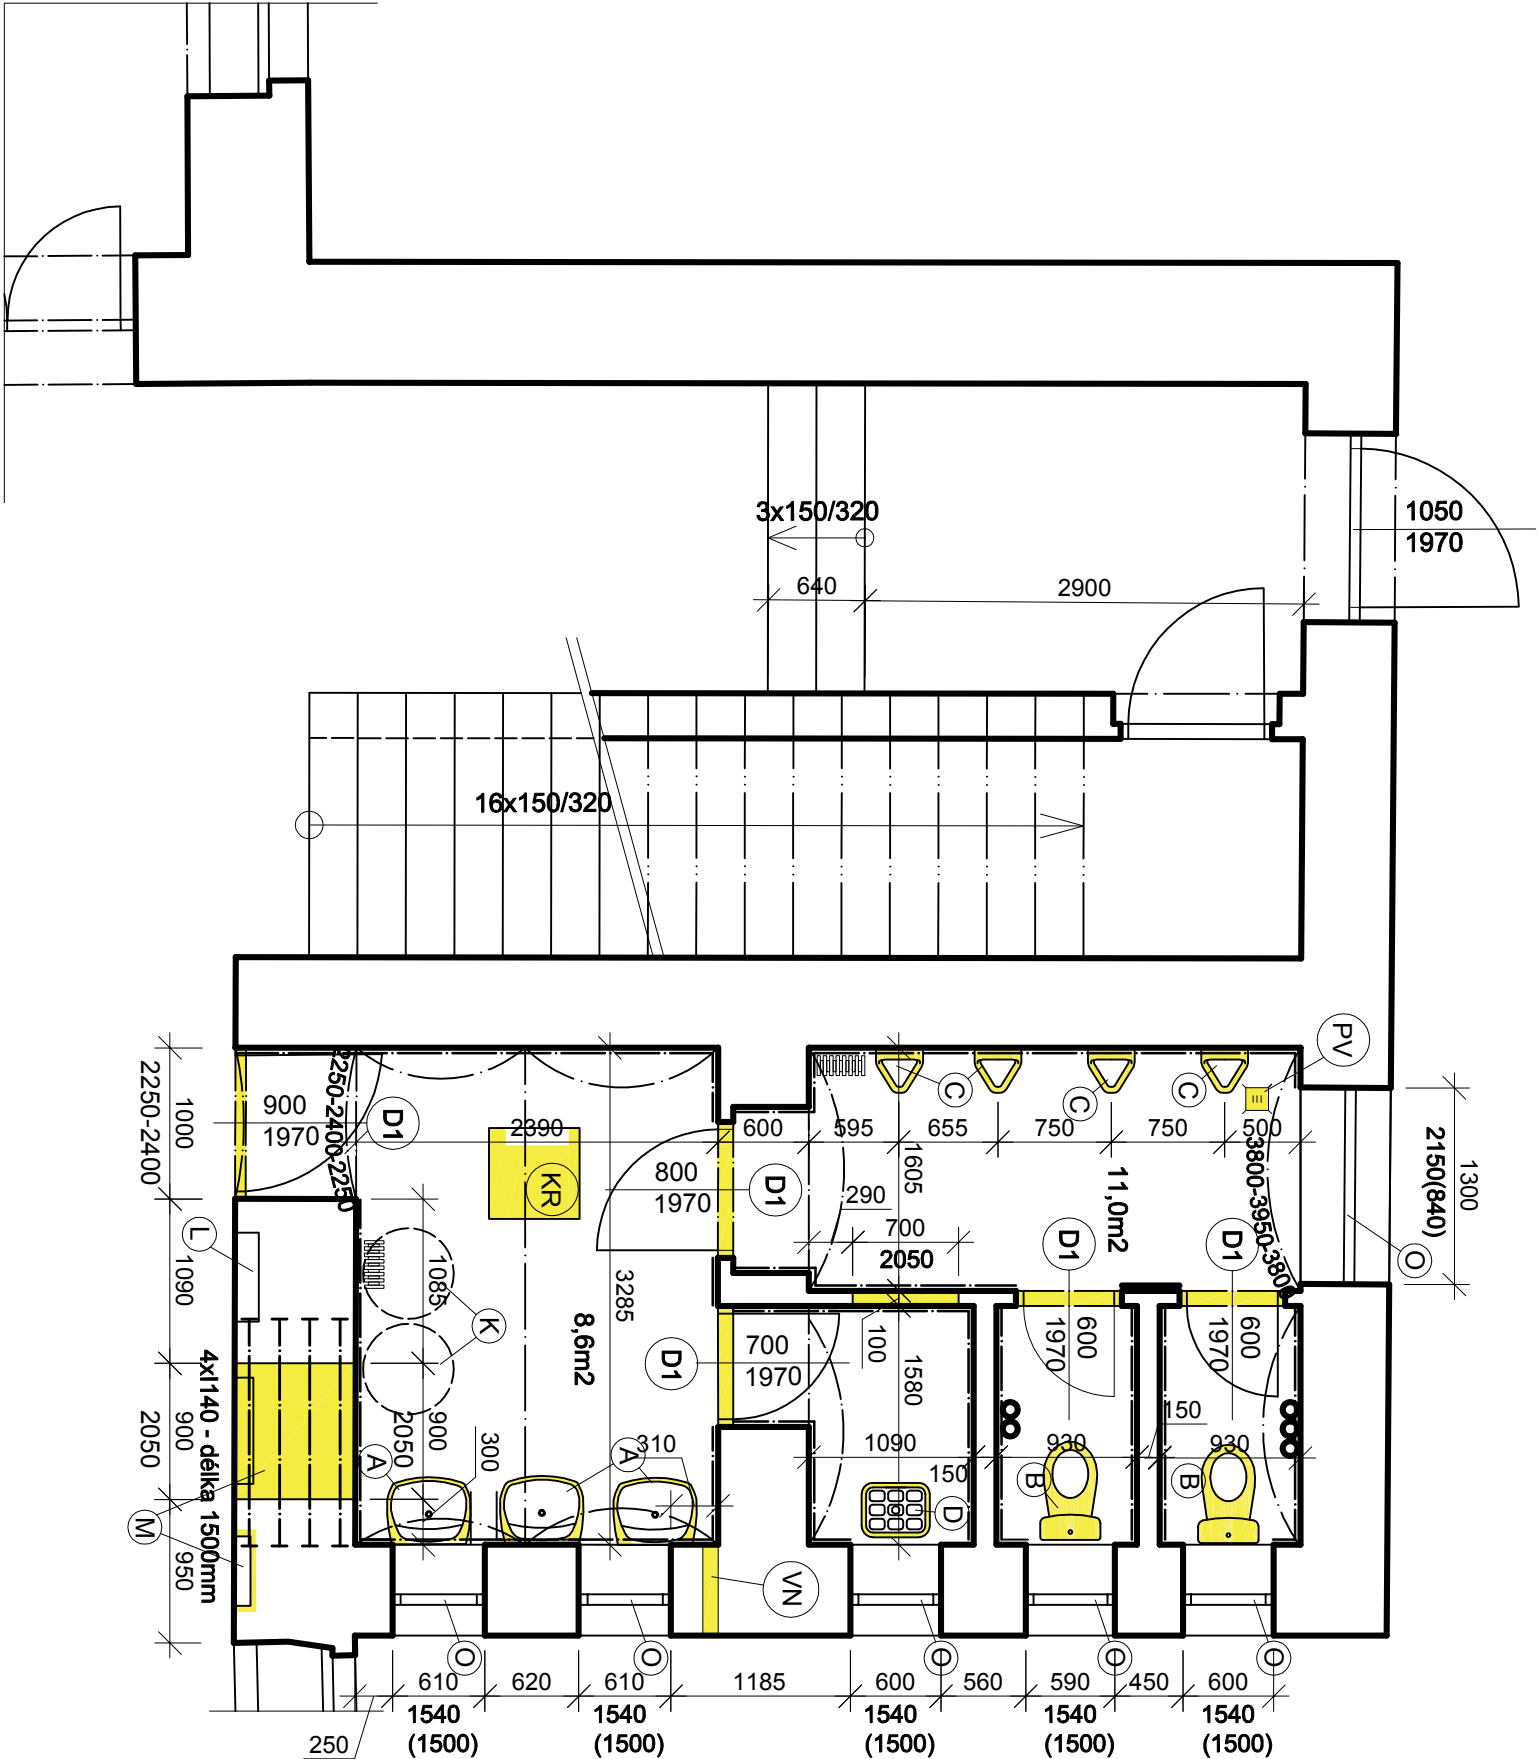

LEGENDA:
(ÚPRAVA, OPĚTOVNÁ MONTÁŽ)

- K EL. OHŘÍVAČ VODY: stávající zásobníky (120l) budou ponechány
- L ELEKTROMĚR: stávající pojistková skříň bude upravena - více viz samostatná část PD - elektroinstalace

LEGENDA:
(STÁVAJÍCÍ BEZ ÚPRAV)

- OKNA: -stávající plastová okna budou ponechána

LEGENDA MATERIÁLŮ:

- stávající ponechané zdivo (bez zásahů)
- bourání zdiva, otvorů, odstraňování konstrukcí a prvků, ... atd

| ÚDAJE O ZPRACOVATELI PD: | | ÚDAJE O STAVBĚ: | | | |
|---------------------------------------------------------------------------------------------|----------------------------------------------------------------------------------------------------------------------------------------------------------------------------------------------|------------------|----------------------------|--------------------|--|
| VYPRACOVAL: | KRAJ: | OKRES: | OBEČ: | KATASTRÁLNÍ ÚZEMÍ: | |
| Ing. arch. Michal Rostecký | Pízeňský | Klatovy | Horažďovice | Horažďovice | |
| ODPOVĚDNÝ PROJEKTANT: | PROJEKT: | | | | |
| Ing. arch. Martin Panský Na Ohradě 93 386 01 Strakonice číslo autorizace: ČKA 4546 | Rekonstrukce WC ZŠ Komenského, Horažďovice na pozemku- parc. č. st. 301,381 a 1308 v k. ú. Horažďovice (stavební úpravy stávající budovy) VÝSEK 02 PŮDORYS 1.NP - stávající stav | | | | |
| ÚDAJE O INVESTOROVÍ: | | | | | |
| Město Horažďovice Mírové náměstí 1 341 01 Horažďovice | DATUM: 03/2017 | MĚŘÍTKO: 1:50 | Č. VÝKRESU: D.1.1 11 | | |
| | STUPEŇ: DSP, DPS | | | | |