




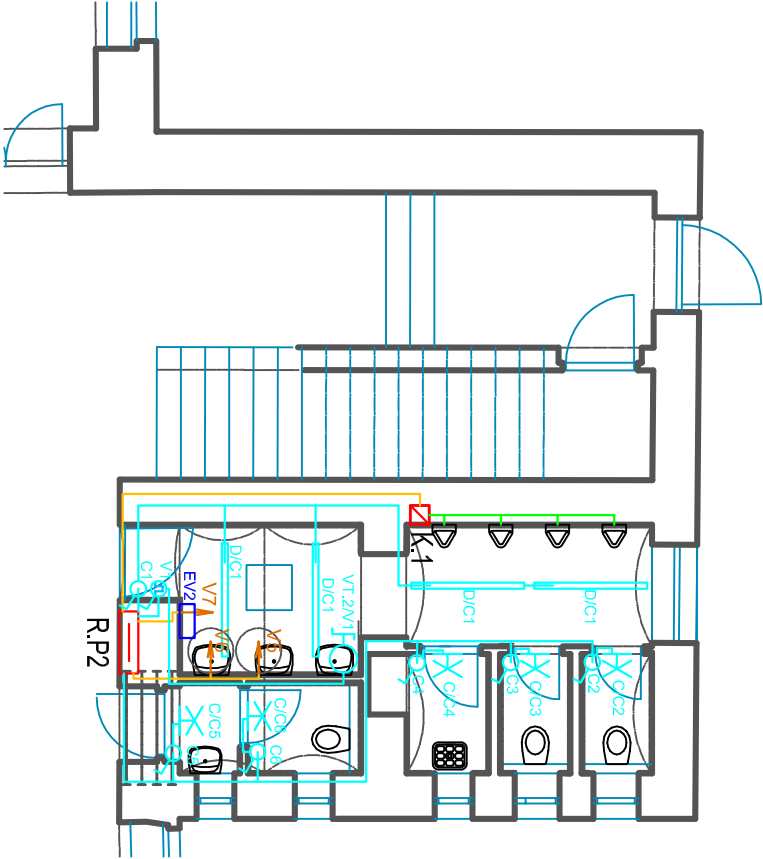

1.NP - VÝSEK 02



LEGENDA ZNAČEK



- R.Px  ROZVADĚČ PODRUŽNÝ  
SPINAČ, 10A, 230V  
SPINAČ 10A, 230V, S ČASOVÝM RELÉ V KRABICI  
K.x  INSTALAČNÍ KRABICE VČETNĚ NAPÁJECÍHO ZPRUJE 230V AC/24V DC  
ELEKTRICKÝ SUŠIČ RUKOU MEDIFLOW, BÍLÝ, 2,75kW  
EV.x 

- Vx  SAMOSTATNÝ KABELOVÝ VÝVOD UKONČEN BOJLER VÝVODKOU  
NEBO PŘÍMO V ELEKTRICKÉM SPOTŘEBIČI

-  ROZVODY UMĚLEHO OSVĚTLENÍ  
 ROZVODY SLABOPROUD  
 ROZVODY SILOVÉ  
VT.x  UDHADOVÝ VENTILÁTOR, 230V, IP44

LEGENDA SVÍTIDEL

SYSTÉM ZNAČENÍ SVÍTIDEL: A (TYP SVÍTIDLA) /  
AI (OKRUH A SOUSTAVA I)

- C  MODUS BRSB, LED SVÍTIDLO, 15W, 4000K, pr. 285mm,  
PMMA, VÝŠKA SVÍTIDLA 220cm OD ČISTÉ PODLAHY  
D  MODUS TEL 1xLED, 1500mm, 42W

ZODP. PROJ.	L.HANUŠ		
VYPRACOVAL	Ing.L.HANUŠ, 602 453 892		
INVESTOR	Město Horažďovice, Mírové náměstí 1, 341 01 Horažďovice		
ST. ÚRAD	HORAŽĐOVICE   OBEC HORAŽĐOVICE		
AKCE	Rekonstrukce WC, ZŠ KOMENSKÉHO HORAŽĐOVICE - ELEKTROINSTALACE	ZAK.Č.	
OBSAH	PŮDORYS 1.NP - WC CHLAPCI OSVĚTLENÍ, SILOVÉ ROZVODY	FORMÁT 1x A4	
		DATUM 03/2017	
		STUPĚN	
		MĚŘÍTKO 1:100	
		Č.výkr.	4