
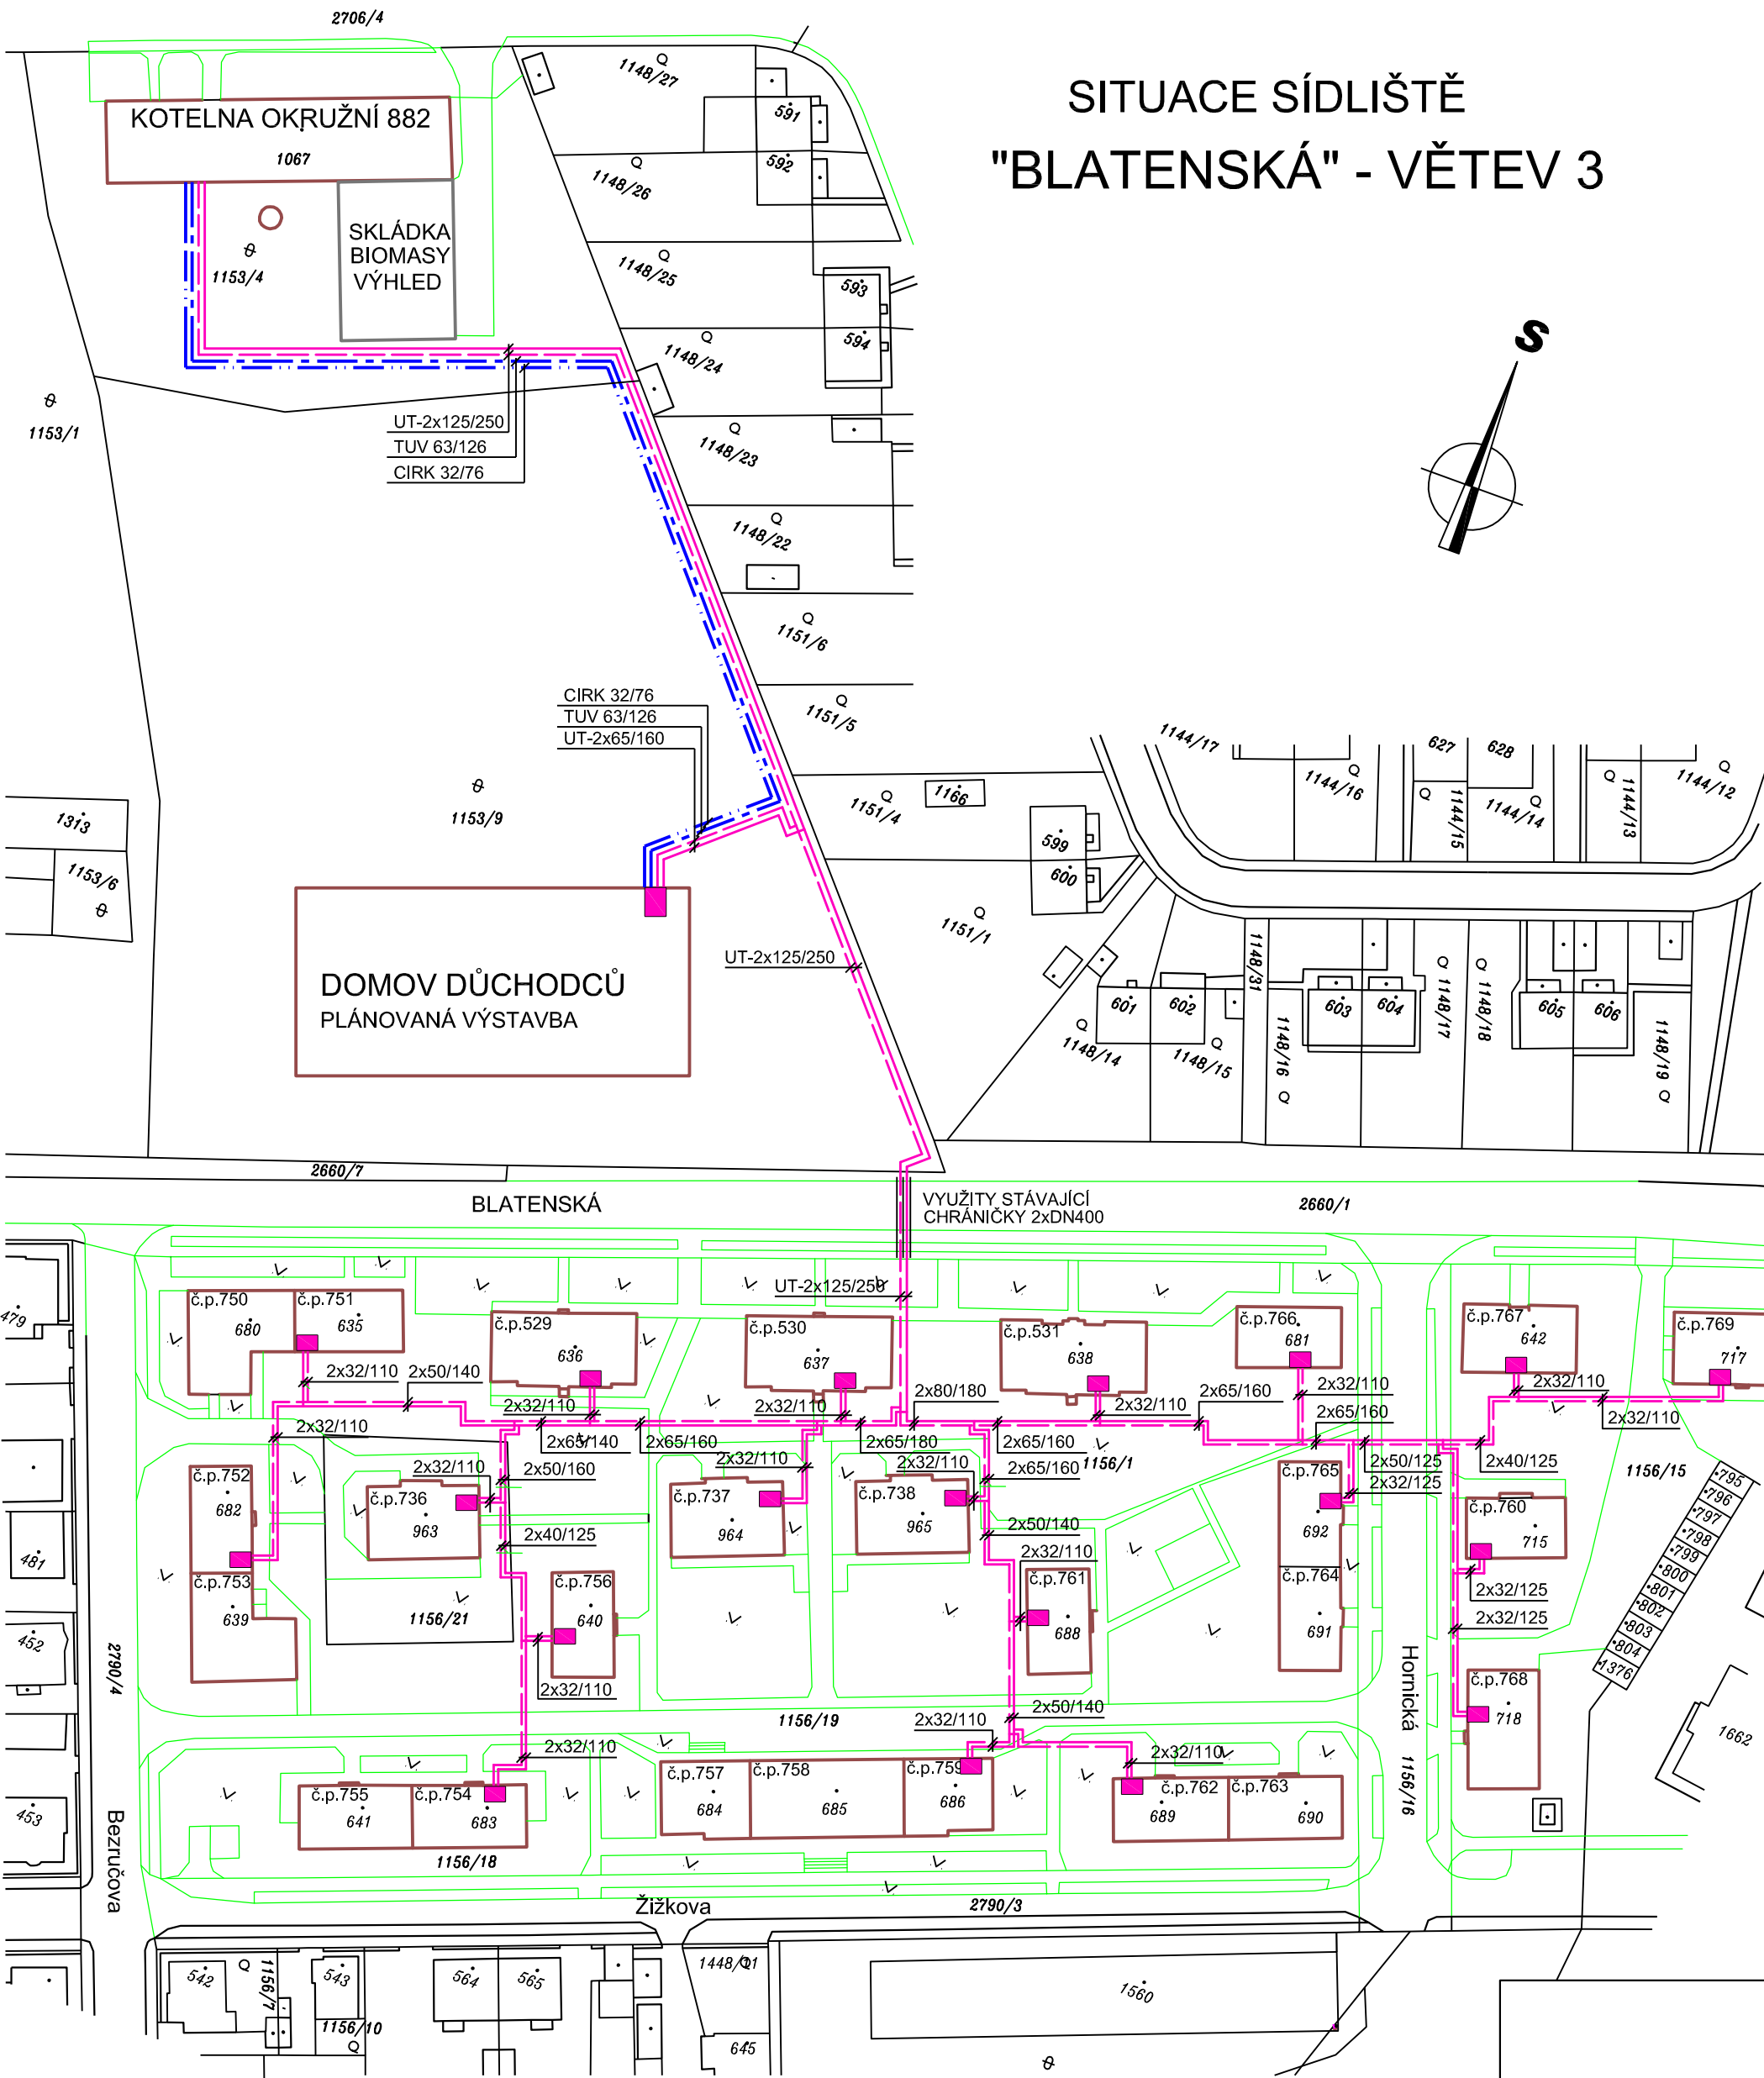


SITUACE SÍDLIŠTĚ "BLATENSKÁ" - VĚTEV 3

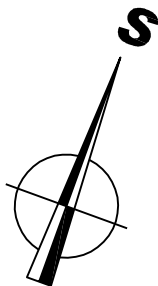

LEGENDA:

NOVĚ NAVRŽENÉ POTRUBNÍ ROZVODY

- TOPNÁ VODA - PŘEDIZOLOVANÉ OCELOVÉ POTRUBÍ VE VÝKOPU
- TEPNÁ VODA (TUV) - PŘEDIZOLOVANÉ PLASTOVÉ (PEX) POTRUBÍ VE VÝKOPU
- CIRKULACE - PŘEDIZOLOVANÉ PLASTOVÉ (PEX) POTRUBÍ VE VÝKOPU

LIKVIDACE LOKÁLNÍCH ZDROJŮ NA FOSILNÍ PALIVA, ROZŠÍŘENÍ ROZVODŮ A PŘIPOJENÍ OBJEKTŮ NA CZT MĚSTA HORAŽDOVICE		
Investor stavby:	MĚSTO HORAŽDOVICE Náměstí Níru 1, 341 01 Horažďovice	Stupeň proj. dokumentace: ŽÁDOST DO OŽP
Zpracovatel projektu:	ing.Karel Štěbeták IČO: 102 90 508 K-PROJEKT, Palackého nám. 6/I, 380 01 Dačice	Datum: DUBEN 2010 Zakázka: 019/10
Stavba:	STAVBA 02 - rozšíření systému CZT zásobovaných z kotelny Okružní	Měřítko: 1:1000 Formát: 2A4 Číslo výkresu:
Vypracoval:	ing.Karel Štěbeták IČO: 102 90 508 K-PROJEKT, Palackého 6/I, 380 01 Dačice	01
Výkres:	VĚTEV 3 - CZT SÍDLIŠTĚ BLATENSKÁ	