


3.NP - VÝSEK 03

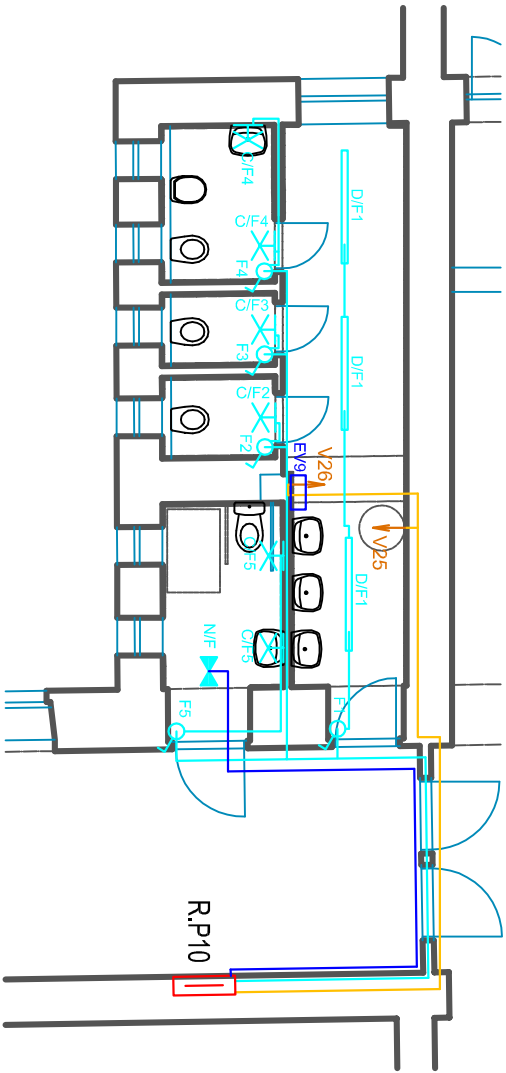

LEGENDA ZNAČEK

- R.Px

ROZVÁDĚČ PODRÚŽNÝ
SPÍNAČ, 10A, 230V
- K x

INSTALAČNÍ KRABICE VČETNĚ NARÁJECÍHO ZDRUJE 230V AC/24V DC
ELEKTRICKÝ SUŠIČ RUKOU MEDIFLW, BÍLÝ, 2,75kW
- SAMOSTATNÝ KABELOVÝ VÝVOD UKONČEN BUDER.VÝVODKOU
NEBO PŘÍMO V ELEKTRICKÉM SPOTŘEBÍČI
- ROZVODY UMĚLÉHO OSVĚTLENÍ
- ROZVODY NDUZOVÉHO UMĚLÉHO OSVĚTLENÍ
- ROZVODY SILOVÉ

LEGENDA SVÍTIDEL

- SYSTEM ZNAČENÍ SVÍTIDEL: A (TYP SVÍTIDLA) /
AI (OKRUH A SOUSTAVA I)
- MODUS BRSB, LED SVÍTIDLO, 15W, 4000K, pr. 285mm,
PMMA, VÝŠKA SVÍTIDLA 220cm OD ČISTÉ PODLAHY
- MODUS TEL 1xLED, 1500mm, 42W
- MODUS HELIOS OZAWHEISE18, ZARÍVKOVÉ 1x18W, NDUZOVÉ
SVÍTIDLO S BATERIÍ VÝDRŽ 1H

ZODP. PROJ.	L.HANUŠ	
VYPRACOVAL	Ing.L.HANUŠ, 602 453 892	
INVESTOR	Město Horažďovice, Mírové náměstí 1, 341 01 Horažďovice	
ST. ÚRAD	HORAŽĐOVICE OBEC HORAŽĐOVICE	
AKCE	Rekonstrukce WC, ZŠ KOMENSKÉHO HORAŽĐOVICE - ELEKTROINSTALACE	ZAK.Č. FORMÁT 1x A4 DATUM 03/2017 STUPĚN MĚŘÍTKO 1:100
OBSAH	PŮDORYS 3.NP - WC DÍLKY A BEZBARiéROVÉ OSVĚTLENÍ, SILOVÉ ROZVODY	Č.výkr. 20