


2.NP - VÝSEK 03

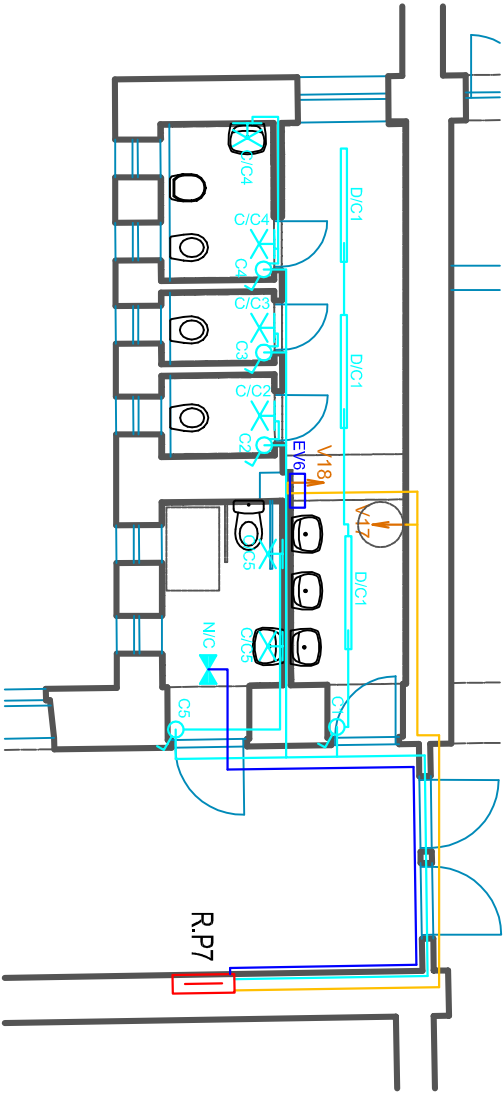

LEGENDA ZNAČEK

- R.Px** ROZVADĚČ PODRUIŽNÝ  
SPINAČ, 10A, 230V
- K.x** INSTALAČNĚ KRABICE VČETNĚ NAPÁJECÍHO ZDRUJE 230V AC/24V DC
- EVx** ELEKTRICKÝ SUŠIČ RUKOU MEDIFLOW, BLÝ, 2,75kW

**Vx** SAMOSTATNÝ KABELOVÝ VÝVOD UKONČEN BULER VÝVODKOU  
NEBO PŘÍMO V ELEKTRICKÉM SPOTŘEBIČI

- ROZVODY UMĚLÉHO OSVĚTLENÍ
- ROZVODY NOUZOVÉHO UMĚLÉHO OSVĚTLENÍ
- ROZVODY SILOVÉ

LEGENDA SVÍTIDEL

SYSTÉM ZNAČENÍ SVÍTIDEL: A (TYP SVÍTIDLA) /  
AI (OKRUH A SDUŠTAVÁ I)

**C** MODUS BRSB, LED SVÍTIDLO, 15W, 4000K, pr. 285mm,  
PMMA, VÝŠKA SVÍTIDLA 220cm OD ČISTÉ PODLAHY

**D** MODUS TEL 1xLED, 1500mm, 42W

**N1** MODUS HELIOS DZAWHEISE18, ZÁŘIVKOVÉ 1x18W, NOUZOVÉ  
SVÍTIDLO S BATERIÍ VÝDRŽ 1h

ZODP. PROJ.	L.HANUŠ	
VYPRACOVAL	Ing.L.HANUŠ, 602 453 892	
INVESTOR	Město Horažďovice, Mírové náměstí 1, 341 01 Horažďovice	
ST. ÚRAD	HORAŽDOVICE   OBEC HORAŽDOVICE	
AKCE	Rekonstrukce WC, ZŠ KOMENSKÉHO HORAŽDOVICE - ELEKTROINSTALACE	ZAK.Č. FORMÁT 1x A4 DATUM 03/2017 STUPĚN MĚŘÍTKO 1:100 C.výkr. 14
OBSAH	PŮDORYS 2.NP - WC DÍLKY A BEZBARiéROVÉ OSVĚTLENÍ, SILOVÉ ROZVODY	