



VODOMĚRNÁ ŠACHTA M. 1:25


PŘÍČNÝ ŘEZ

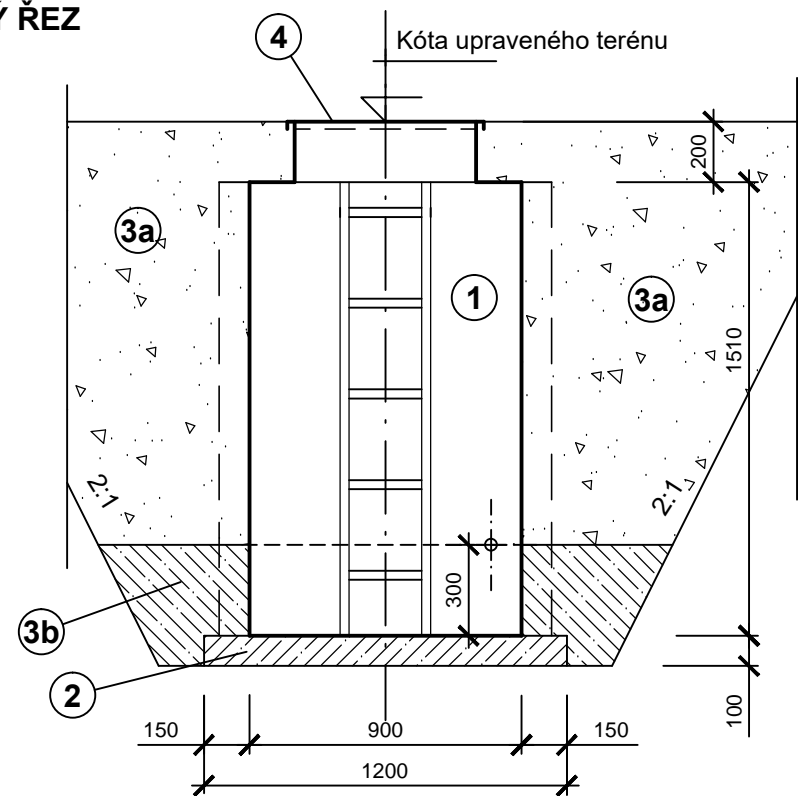


PŮDORYS

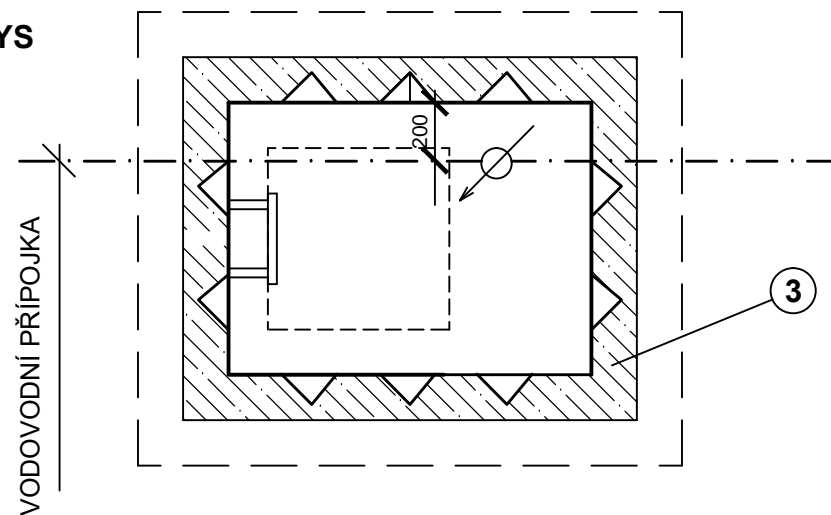

VODOMĚRNÁ SESTAVA

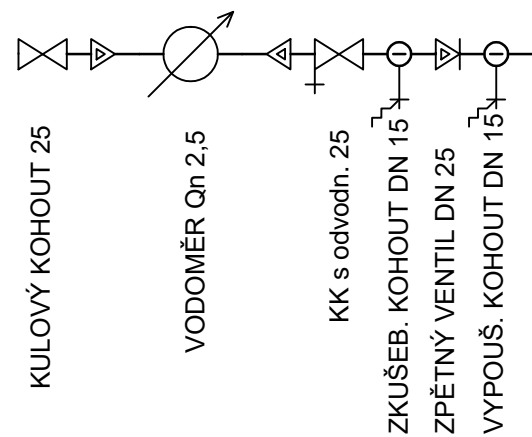

PODÉLNÝ ŘEZ

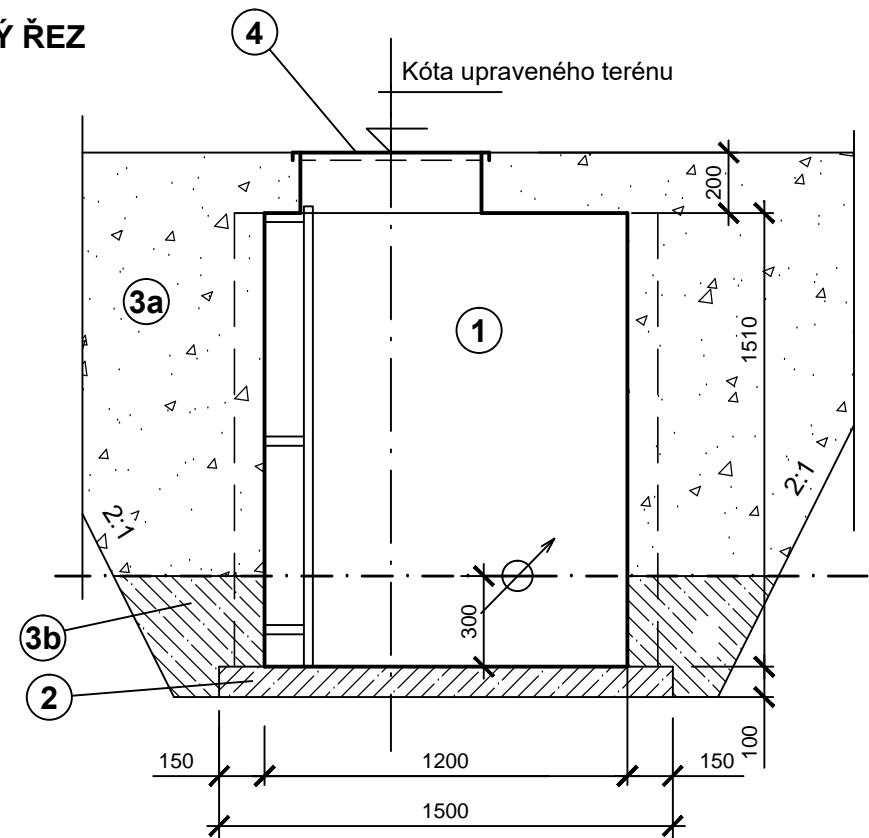

LEGENDA:

POL.	POPIS
1	Vodoměrná šachta samonosná PP
2	dno - prostý beton C 16/20
3a	hutněný zásyp nesoudržnou zeminou
3b	obetonování prostým betonem C12/15
4	Poklop, dle zatížení - plastový, zátěžový

SO 321 - VODOVODNÍ PŘÍPOJKY

Projektant ing. Zdeněk Bláha		Odp. projektant ing. Zdeněk Bláha		Ing. Zdeněk Bláha projektant vodohospodářských staveb 330 17 Chotíkov 74 IČO : 113 75 701 tel., fax: 377 821 608 mail: zdenek@ipkblaha.cz	
Investor Město Horažďovice Mírové nám. 1, 341 01 Horažďovice					
Akce HORAŽDOVICE ZTV 31/4				A4: 2A4	
				datum: 03/2019	
				stupeň: PDPS	
Díl D.1.3 - VODOHOSPODÁŘSKÉ OBJEKTY				měřítko: 1:25	
Obsah výkresu VODOMĚRNÁ ŠACHTA				Č. výkresu D1.3.14	Č. kopie