


KOORDINAČNÍ SITUACE STAVBY

M 1:250

LEGENDA STÁVAJÍCÍCH INŽENÝRSKÝCH SÍTÍ:


- KABELOVÉ PODZEMNÍ VEDENÍ VO (V.BURDA)
 - KABELOVÉ PODZEMNÍ VEDENÍ ELEKTRINÝ NN (ČEZ)
 - VODOVOD
 - JEDNOTNÁ KANALIZACE
 - DEŠŤOVÁ KANALIZACE
 - STŘEDOTLAKÝ PLYNOVOD (GASNET)
 - NÍZKOTLAKÝ PLYNOVOD (GASNET)
 - PODZEMNÍ OPTICKÝ TELEFONNÍ KABEL (ČETIN)
 - PODZEMNÍ OPTICKÝ TELEFONNÍ KABEL (ČETIN)
 - SÍŤ ELEKTRONICKÝCH KOMUNIKACÍ (ŠUMAVNA NET)
 - HRANICE OCHRANĚNÉHO PÁSMU PODZEMNÍ TECHNICKÉ SÍTĚ
- LEGENDA NOVÝCH INŽENÝRSKÝCH SÍTÍ:
- KABELOVÉ PODZEMNÍ DOMOVNÍ MAPOLENÍ (VYMĚNA)

- LEGENDA:
- STÁVAJÍCÍ STAVBY
 - HRANICE ŘEŠENÉHO ÚZEMÍ
 - ODSTRAŇOVANÉ KONSTRUKCE
 - NOVÁ STAVBA, STAVEBNÍ ÚPRAVA UVNITŘ OBJEKTU
 - NOVÁ STAVBA, STAVEBNÍ ÚPRAVA VNĚ OBJEKTU
 - PŘÍSTUPOVÝ CHODNÍK S RAMPOU, BET. DLÁŽBA
 - ÚPRAVA OKAPOVÉHO CHODNIKU, BET. DLÁŽBA
 - ÚPRAVA TRAVNATÝCH PLOCH KOLEM CHODNIKŮ
 - NAMÁŘENÁ OCHRANA PODZEMNÍCH SÍTÍ
 - PŮVODNÍ / NOVÉ VÝŠKY KONSTRUKCÍ A TERÉNU
 - ČÍSLO POZEMKU PODLE KN
 - ELEKTRONISTAČNÍ SKŘÍŇ / LAMPA VO
 - VSTUP DO OBJEKTU

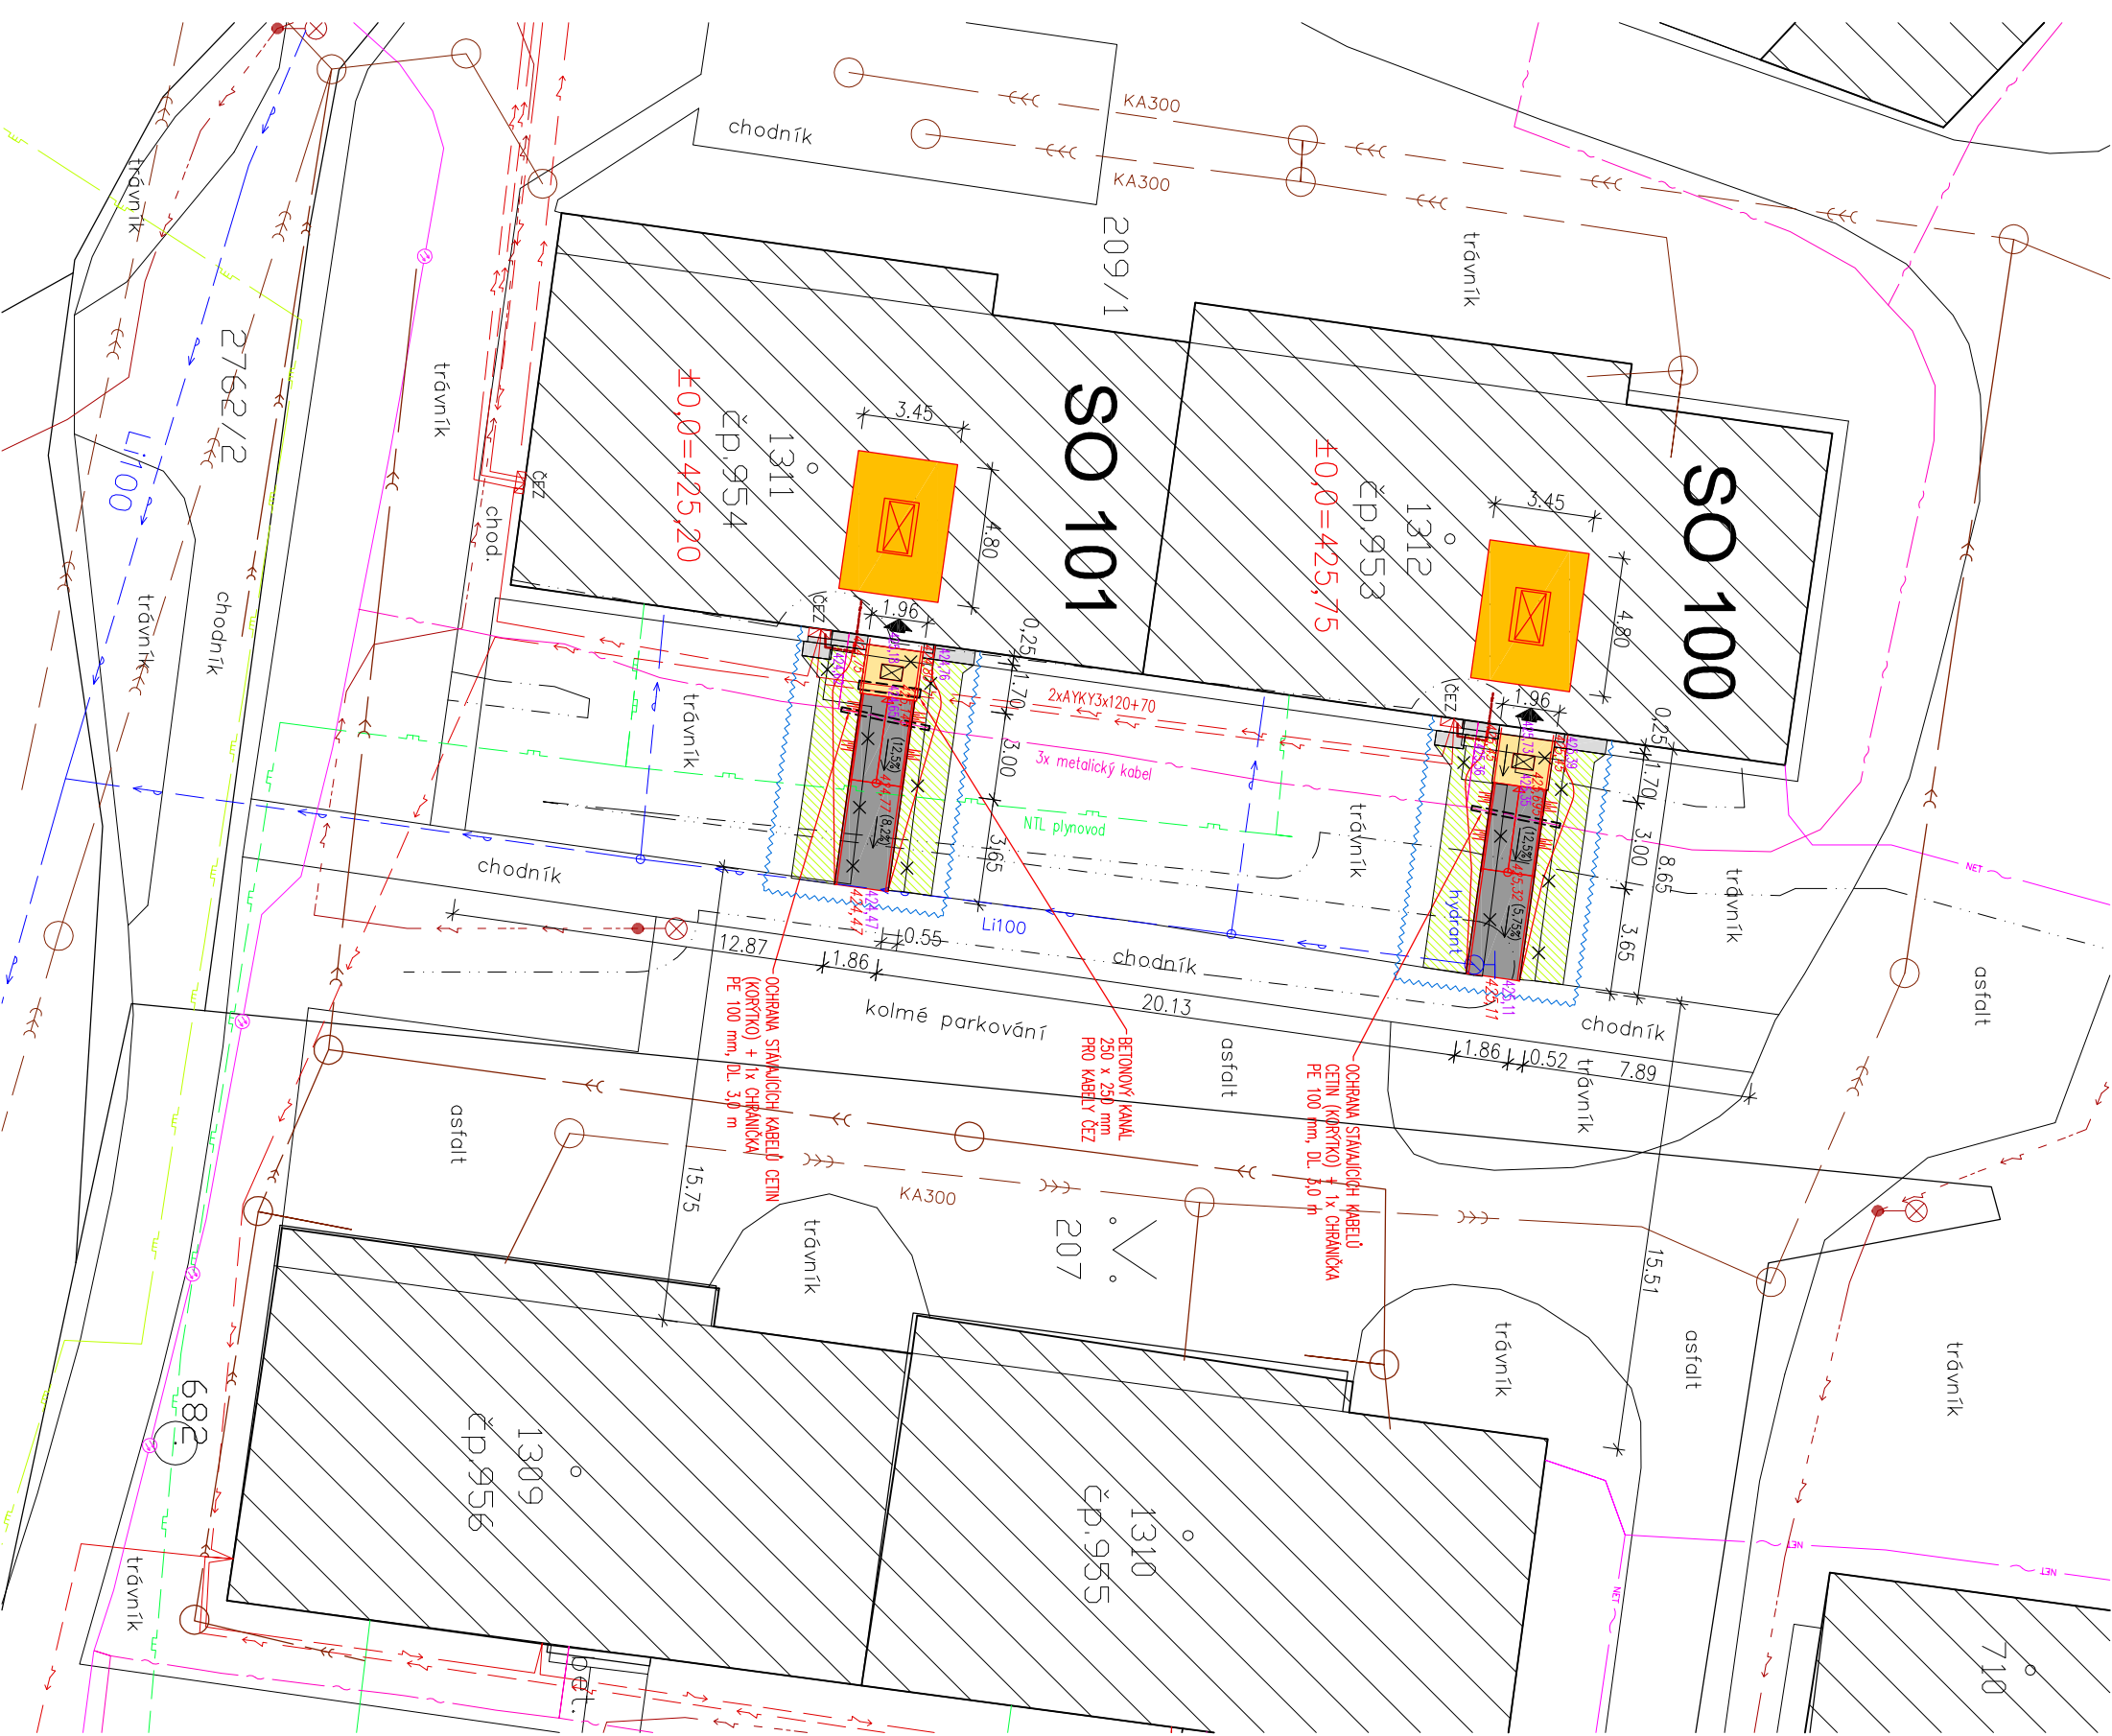

POZNÁMKA:

SÍŤ NECHÁI VYTÝČIT PŘED ZAHÁJENÍM ZEMNÍCH PRACÍ, VČETNĚ JEJICH ŘÁDNÉHO VYZNAČENÍ V MÍSTĚ STAVBY. TECHNICKÉ SÍŤ JSOU NA SITUACI ZAKRESILENY JEN ORIENTAČNĚ! VÝKOPOVÉ PRÁCE V OCHRANNÉM PÁSMU SÍTÍ PROVÁDĚŤ OPATRNĚ, RUČNĚ A PODLE PODMÍNEK SPRÁVCE SÍTĚ. PŘI REALIZACI NUTNO DODRŽOVAT ČSN 83 9061 OCHRANA STROMŮ, POROSTŮ A VEGETAČNÍCH PLOCH PŘI STAVEBNÍCH PRÁČÍCH, NESMÍ DOJÍT K NADMĚRNÉMU POŠKOZENÍ OKOLNÍCH PONECHÁVANÝCH PLOCH.

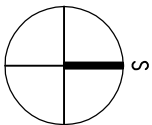

HLAVNÍ PROJEKTANT:	ING. MILOŠ POLANKA – PROJEKTOVÝ ATELIER, PÍSECKÁ 506, 386 01 STRAKONICE	
VYPRACOVAL:	ING. MILOŠ POLANKA	
INVESTOR:	MĚSTO HORAŽDŮVCE, MIROVÉ NÁMĚSTÍ 1, 341 01 HORAŽDŮVCE, IČ: 00255513	
NÁZEV STAVBY:	STAVEBNÍ ÚPRAVY BYTOVÝCH DOMŮ, KOMENSKÉHO UL. 953, 954, HORAŽDŮVCE	
STAVEBNÍ OBJEKT:		STUPEŇ DOKUMENTACE: DUR+DSP (DSJ)
MÍSTO STAVBY:	PARCELA Č. ST. 1311, ST. 1312, 209/1 V K.Ú. HORAŽDŮVCE [641855]	ČÁST DOKUMENTACE: D
VÝKRES (OBŠAH):	KOORDINAČNÍ SITUACE STAVBY	MĚŘÍTKO: 1:250
ODDÍL DOKUMENTACE:	C - SITUAČNÍ VÝKRESY	FORMÁT: 2 A4
		ČÍSLO VÝKRESU: ČÍSLO PÁRE:
		C.2